

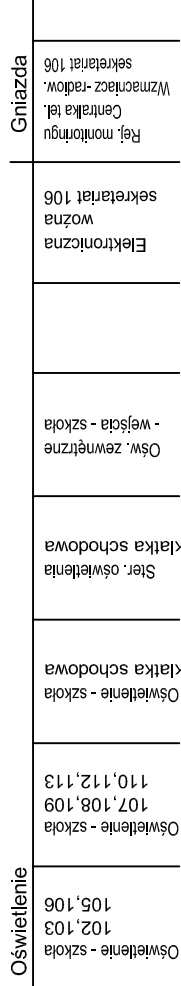


Tablica elektryczna - PARTER - szkoła 400/230V - TE-1

$P_1 = 18,8 \text{ kW}$
 $k_f = 0,6$
 $P_z = 11,3 \text{ kW}$

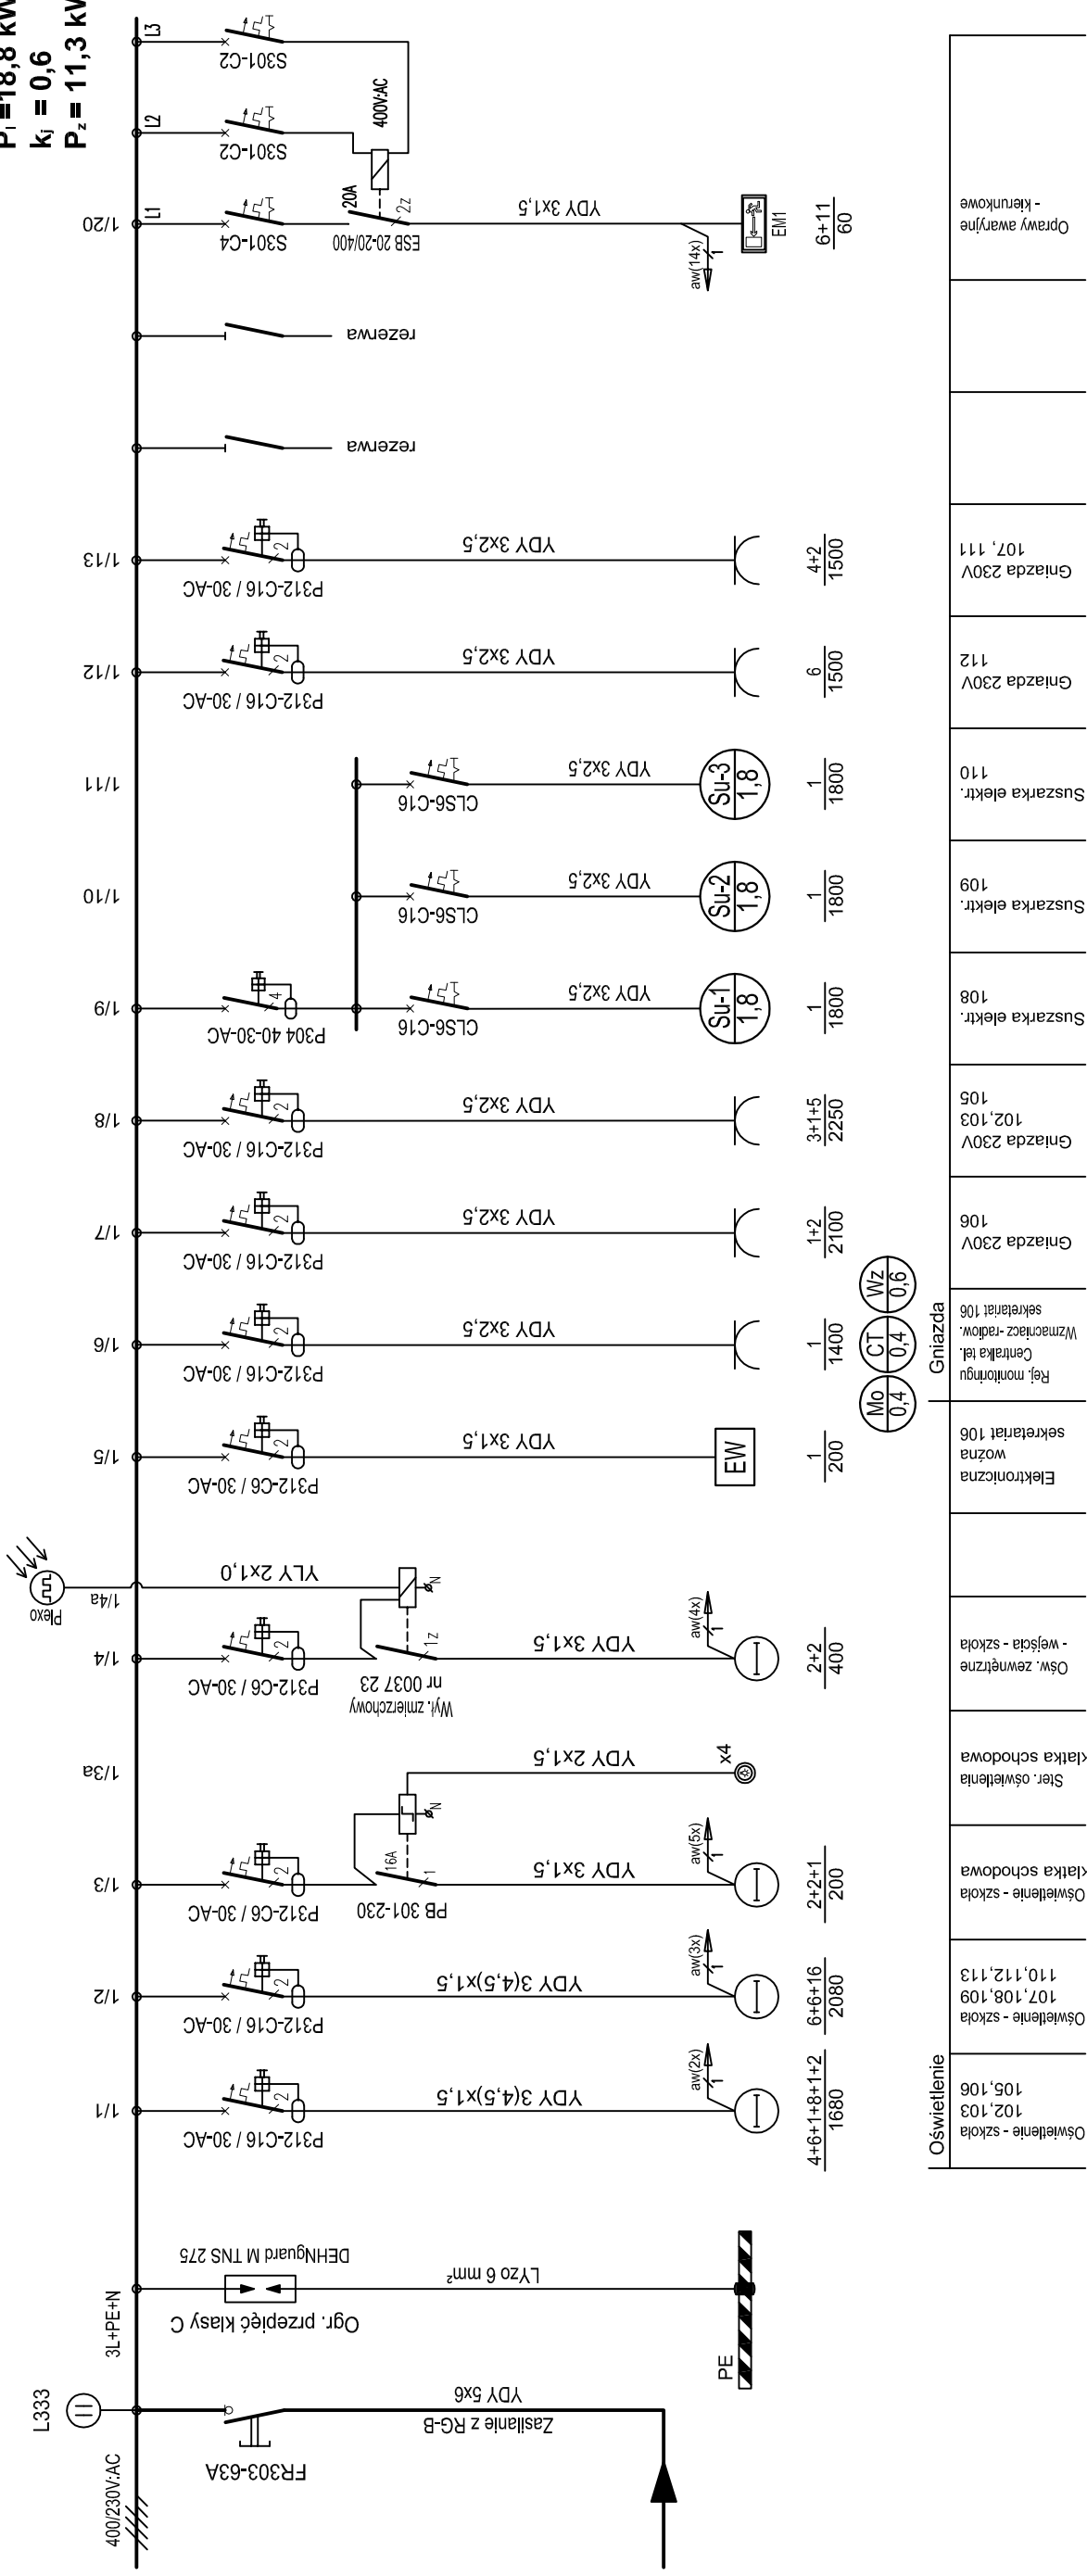

Widok 1:10

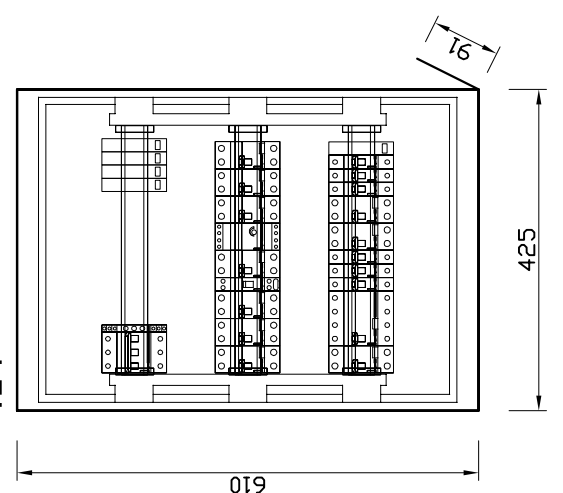

**Rozdzielnica wnetkowa
 typu EKINOXE TX 3x18
 drzwi białe**

ENERGOSYSTEM 44-200 Rybnik, ul. Jankowicka 23/25
 tel. 32/ 755-94-72, fax. 32/ 423-86-60
 RYBNIK www.energositystemrybnik.pl, biuro@energositystemrybnik.pl

TYTUŁ RYSUNKU: Tablica elektryczna 400/230V - TE-1 - parter - Szkoła. Schemat ideowy. Widok.	
TYTUŁ OPRACOWANIA: PB-W INSTALACJE ELEKTRYCZNE I SŁABOPRĄDOWE.	
NAZWA I ADRES OBIEKTU: Szkoła Podstawowa i Przedszkole w Skrbeńsku przy ul. Szkolnej 1	
INWESTOR: Urząd Gminy Godów, 44-340 Godów, ul. 1 Maja 53	
FUNKCJA	IMIE I NAZWISKO
WYKONAŁ	NR UPR.
	PODPIS
	DATA: 11.2009 r.
	SKALA: 1:10
	NR RYS.: E-12