



A B

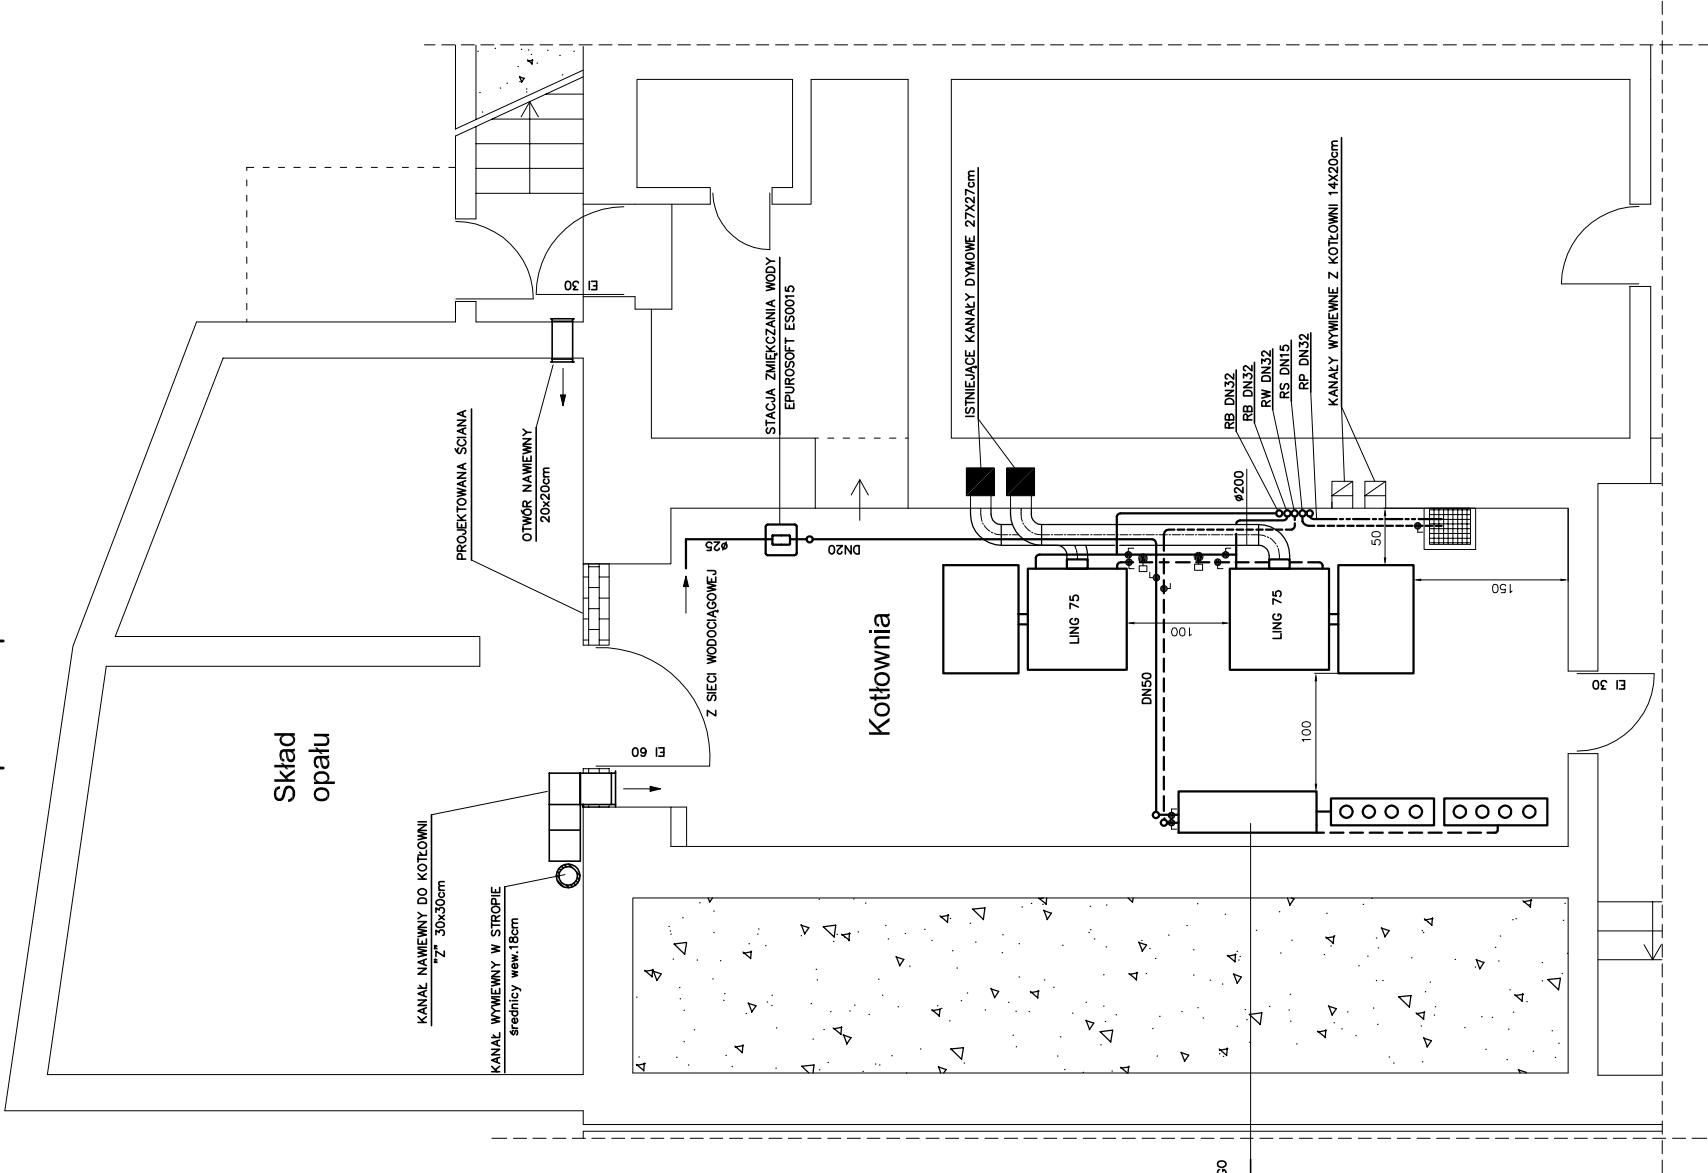

UKŁAD ZMIESZCZANIA POMPOWEGO  
INSTALACJI C.O.  
wg projektu instalacji c.o.

A B

	44-200 Rybnik, ul. Jankowicka 33/25 44-200 Rybnik, ul. Jankowicka 33/25 44-200 Rybnik, ul. Jankowicka 33/25 www.energosystemrybnik.pl, biuro@energosystemrybnik.pl		Rzut piwnic	
	TYTUŁ RYSUNKU:		PBW modernizacji kotłowni	
	TYTUŁ OPRACOWANIA:		Urząd Gminy Godów, ul. 1 Maja 53, 44-340 Godów	
	NAZWA I ADRES OBIEKTU:		INWESTOR:	
FUNKCJA	IMIE I NAZWISKO	NR UPR.	PODPIS	DATA: 12.2009
OPRACOWAŁ	mgr inż. Marcin Talarczyk			SKALA: 1:50
PROJEKTOWAŁ	mgr inż. Witold Opaliński	1340/03/UIC		
SPRAWDZIŁ				NR RYS.: 2