


FRAGMENT RZUTU I PIĘTRA - poziom II

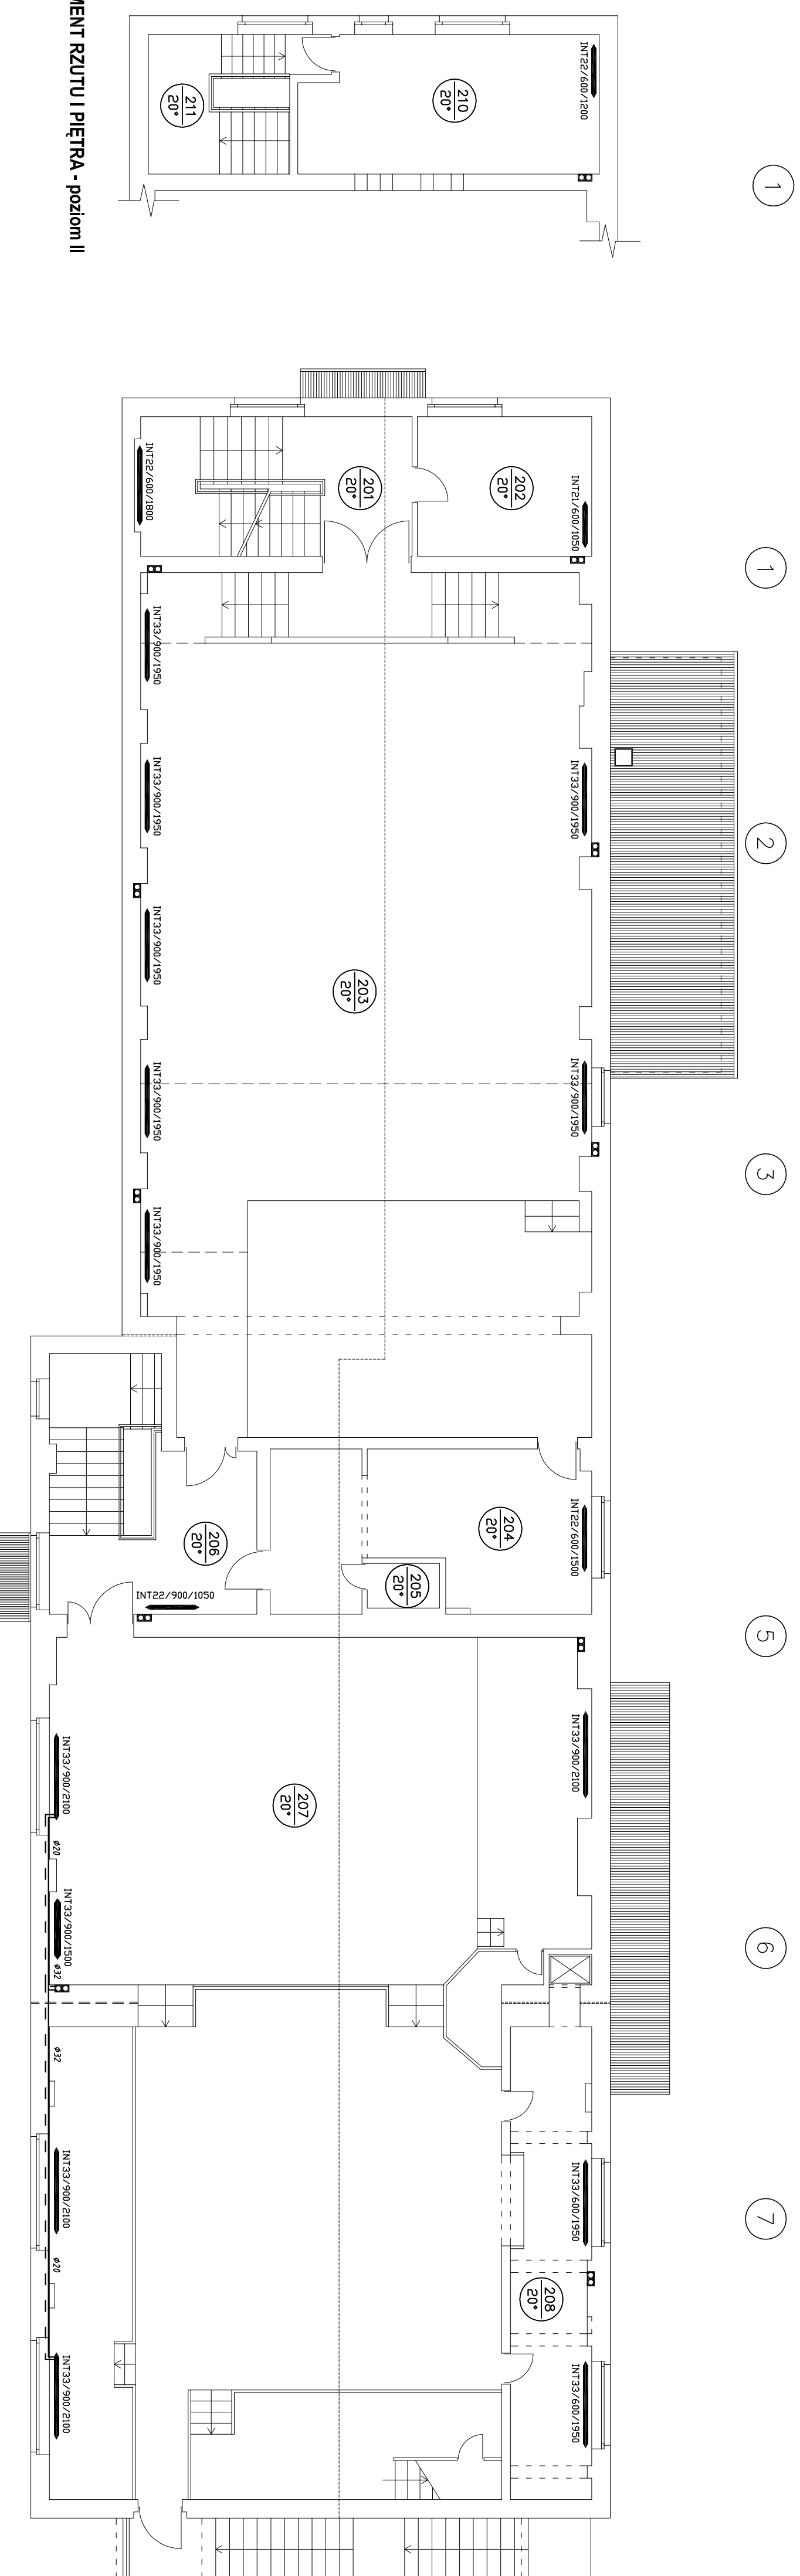

ENERGOSYSTEM <small>ENERGIKA</small>		44-200 Rybnik, ul. Janowska 23/25 tel.: 32 / 755-94-72, fax: 32 / 423-86-60 www.energosystemrybnik.pl, biuro@energosystemrybnik.pl	
TYTUŁ RYSUNKU:		RZUT PIĘTRA	
TYTUŁ OPRAWOWANIA:		PBW modernizacji instalacji c.o.	
NAZWA I ADRES OBIEKTU: Wojewódzki Ośrodek Kultury w Gólkowicach, ul. 1-go Maja 53			
INWESTOR:	Urząd Gminy Godów, 44-340 Godów, ul. 1 Maja 53	NR UPR.	DATA: 12.2009 r.
FUNKCJA:	mgr inż. Marcin Talarczyk	PODPIS	
WYKONAL:	mgr inż. Witold Opaliński	194003UC	SKALA: 1:100
SPRAWDZIŁ:			NR RYS.: 3