



Tablica elektryczna - PARTER 400/230V - TE-01

P_i = 22,5 kW
k_i = 0,6
P_z = 13,5 kW

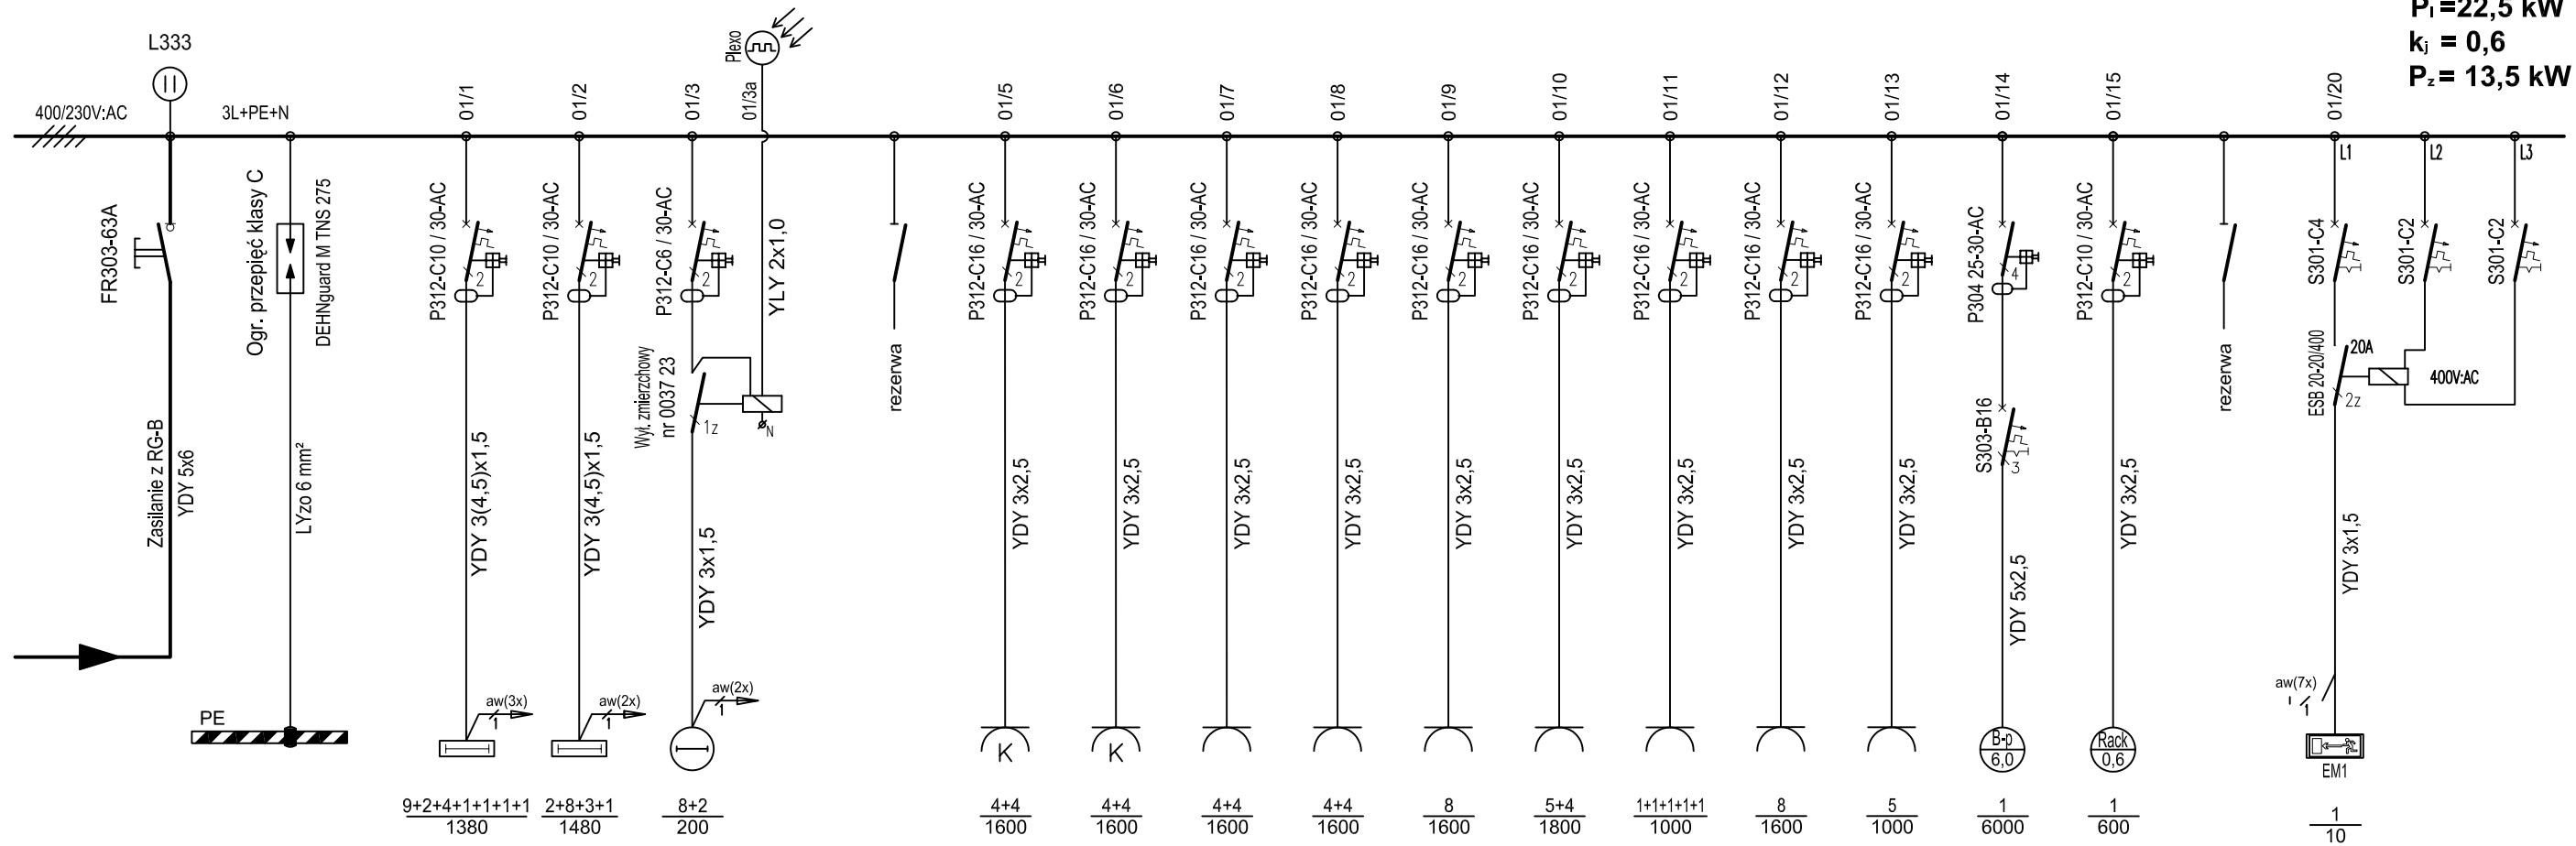

Oświetlenie	Gniazda
Oświetlenie 102, 103, 104 108, 109, 110	Gniazda komp. (puszka podlog.) 104
Oświetlenie 101 105, 106, 107	Gniazda komp. (puszka podlog.) 104
Ośw. zewnętrzne wejście + schody	Gniazda 230V (puszka podlog.) 104
Ośw. zewnętrzne - czujnik zmierzchowy	Gniazda 230V (puszka podlog.) 104
	Gniazda 230V 104
	Gniazda 230V 102, 103
	Gniazda 230V 101, 107 108, 109, 110
	Gniazda 230V Biblioteka 106
	Gniazda 230V Biuro 105
	Zaplecze 102 Bojler pojemnościowy 6kW; 400V-
	Szafa RACK 19" 104 - Sala komputerowa
	Oprawy awaryjne - Merunkowe

Widok 1:10

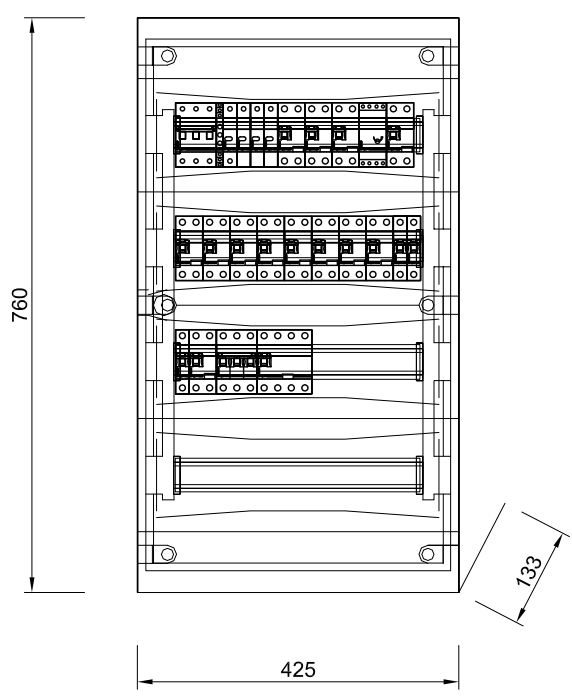

**Rozdzielnica podtynkowa
typu Ekinox TX, 4x18**

ENERGOSYSTEM RYBNIK		44-200 Rybnik, ul. Jankowicka 23/25 tel. 32/ 755-94-72, fax. 32/ 423-86-60 www.energosystemrybnik.pl, biuro@energosystemrybnik.pl		
TYTUŁ RYSUNKU:		Tablica elektryczna 400/230V - TE-01 - parter. Schemat ideowy. Widok.		
TYTUŁ OPRAWIANIA:		PB-W INSTALACJE ELEKTRYCZNE I TELETECHNICZNE.		
NAZWA I ADRES OBIEKTU:		Wiejski Ośrodek Kultury w Gołkowicach, ul. 1-go Maja 101		
INWESTOR:		Urząd Gminy Godów, 44-340 Godów, ul. 1 Maja 53		
FUNKCJA	IMIĘ I NAZWISKO	NR UPR.	PODPIS	DATA: 12.2009 r.
WYKONAŁ	mgr inż. Błażej Miguła	SLK/2264/POOE/08		SKALA: 1:10
				NR RYS.: E-18