



Tablica elektryczna - PARTER - KUCHNIA 400/230V - TE-02

P₁ = 62,0 kW
k_f = 0,3
P₂ = 18,5 kW

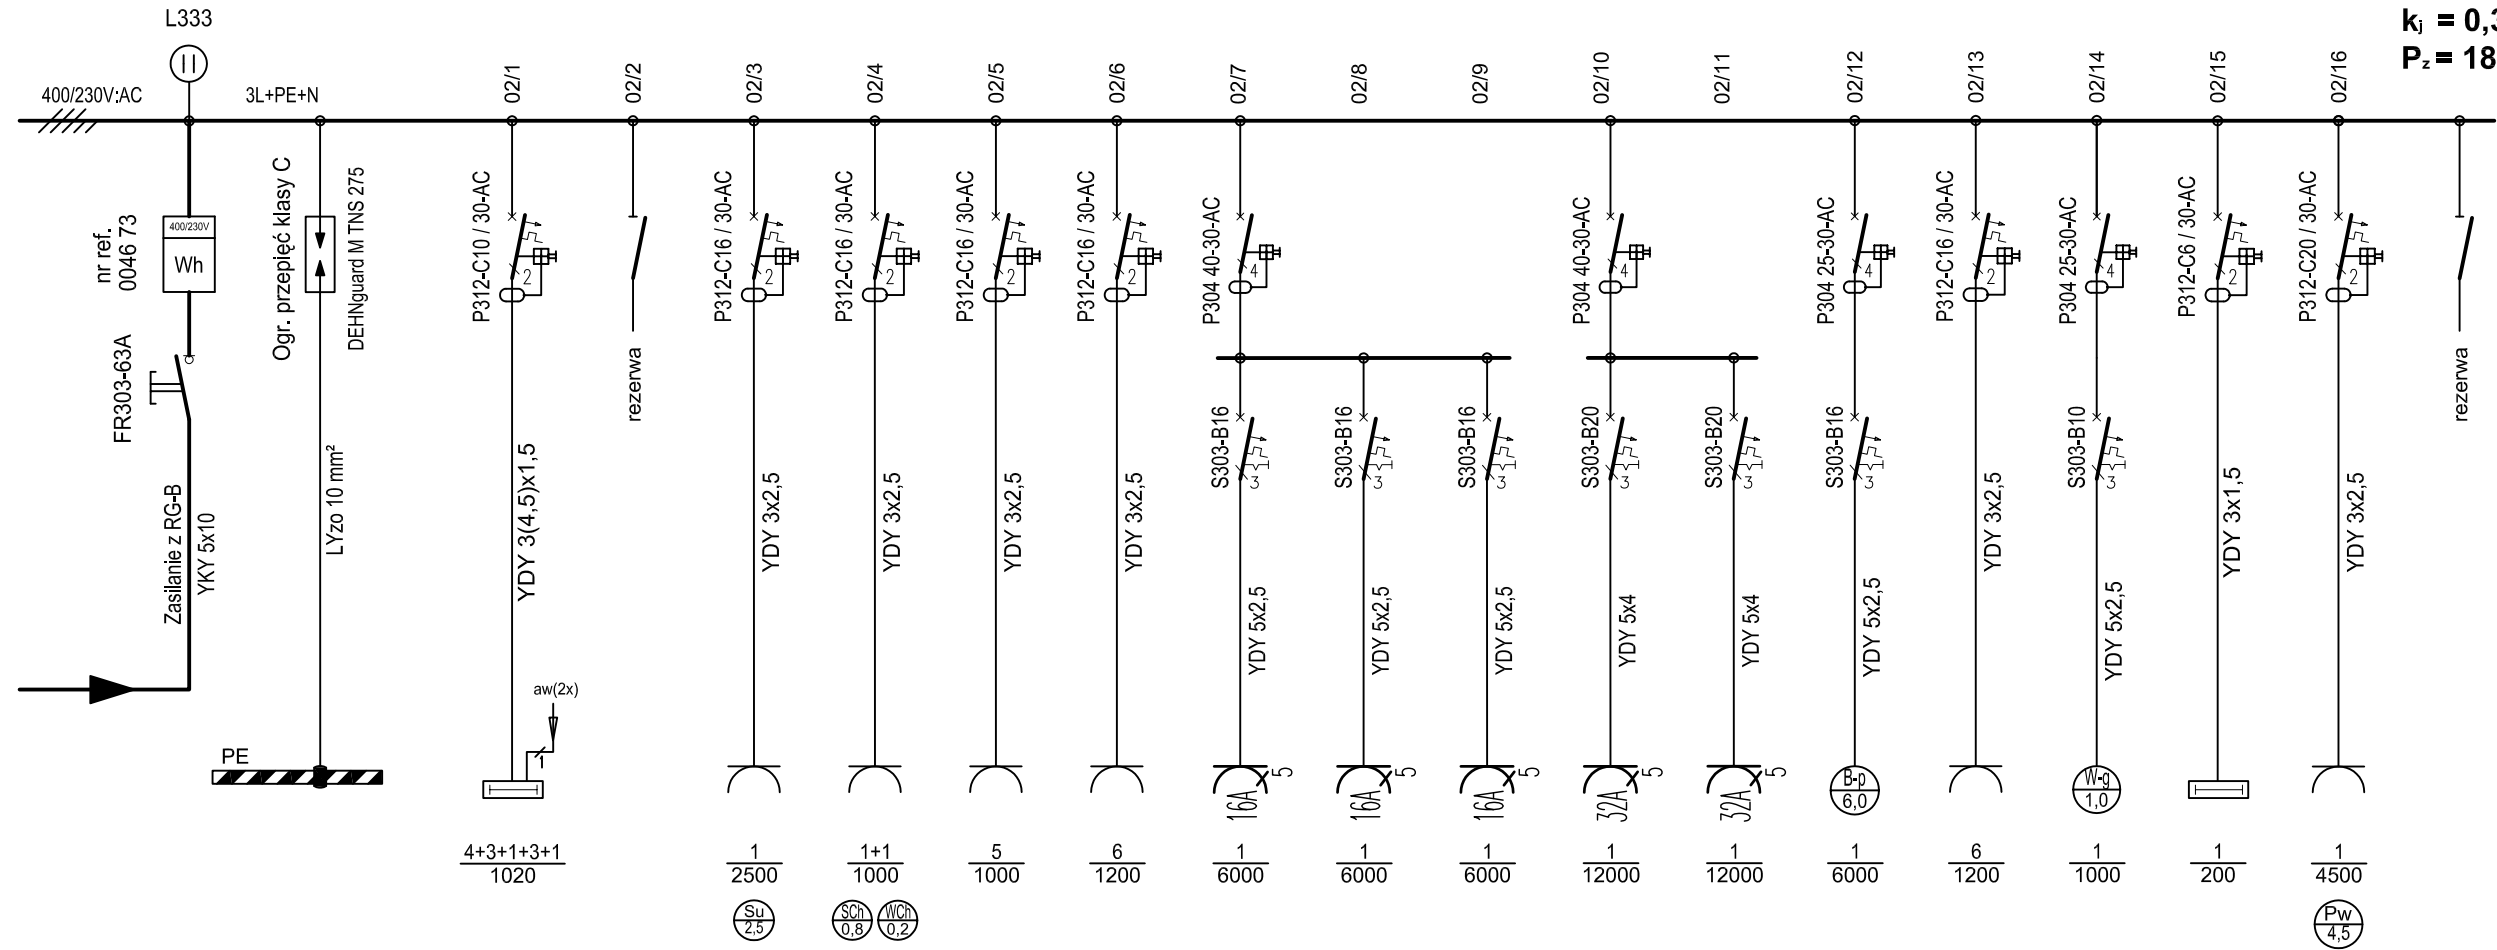

Oświetlenie	Gniazda
Oświetlenie 115, 116 117, 118	Pom. sanitarne - 116 Suszarka do rąk
	Kuchnia 105 Szafa chłodnicza Witryna chłodnicza
	Kuchnia 105 Gniazda 230V
	Kuchnia 105 Gniazda 230V
	Kuchnia 105 Gniazda 400V
	Kuchnia 105 Gniazda 400V
	Kuchnia 105 Gniazda 400V
	Kuchnia 107 Gniazda 400V
	Kuchnia 107 Gniazda 400V
	Kuchnia 107 Gniazda 400V
	Kuchnia 107 Bojler pojemnościowy 6kW, 400V~
	Kuchnia 107 Gniazda 230V
	Kuchnia 107 Winda gastronomiczna
	Kuchnia 107 Winda oświetlenie
	Wiatrołap 118 Przepływowy podgrzewacz wody 4,5 kW, 230V~

Widok 1:10

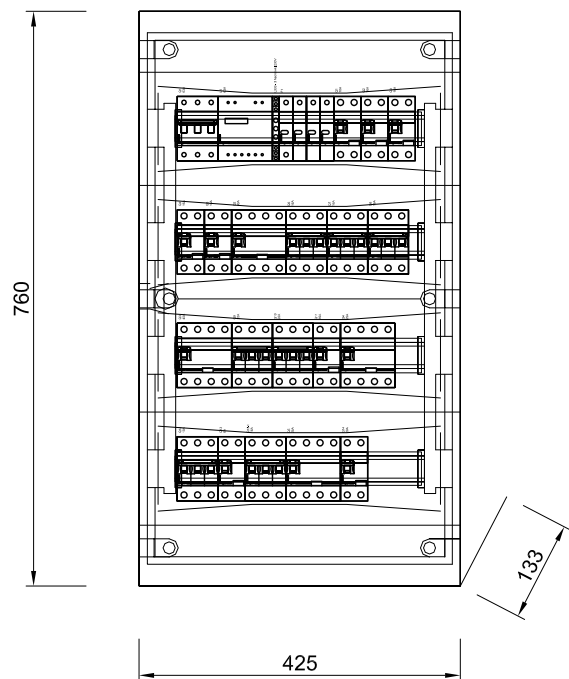

**Rozdzielnica podtynkowa
typu Ekinoxe TX, 4x18**

ENERGOSYSTEM RYBNIK		44-200 Rybnik, ul. Jankowicka 23/25 tel. 32/ 755-94-72, fax. 32/ 423-86-60 www.energosystemrybnik.pl, biuro@energosystemrybnik.pl		
TYTUŁ RYSUNKU:		Tablica elektryczna 400/230V - TE-02 - kuchnia. Schemat ideowy. Widok.		
TYTUŁ OPRAWOWANIA:		PB-W INSTALACJE ELEKTRYCZNE I TELETECHNICZE.		
NAZWA I ADRES OBIEKTU:		Wiejski Ośrodek Kultury w Gołkowicach, ul. 1-go Maja 101		
INWESTOR:		Urząd Gminy Godów, 44-340 Godów, ul. 1 Maja 53		
FUNKCJA	IMIĘ I NAZWISKO	NR UPR.	PODPIS	DATA: 12.2009 r.
WYKONAŁ	mgr inż. Błażej Miguła	SLK/2264/POOE/08		SKALA: 1:10
				NR RYS.: E-19