



Tablica elektryczna - PIĘTRO 400/230V - TE-11

P_i = 7,8 kW
k_f = 0,6
P_z = 4,7 kW

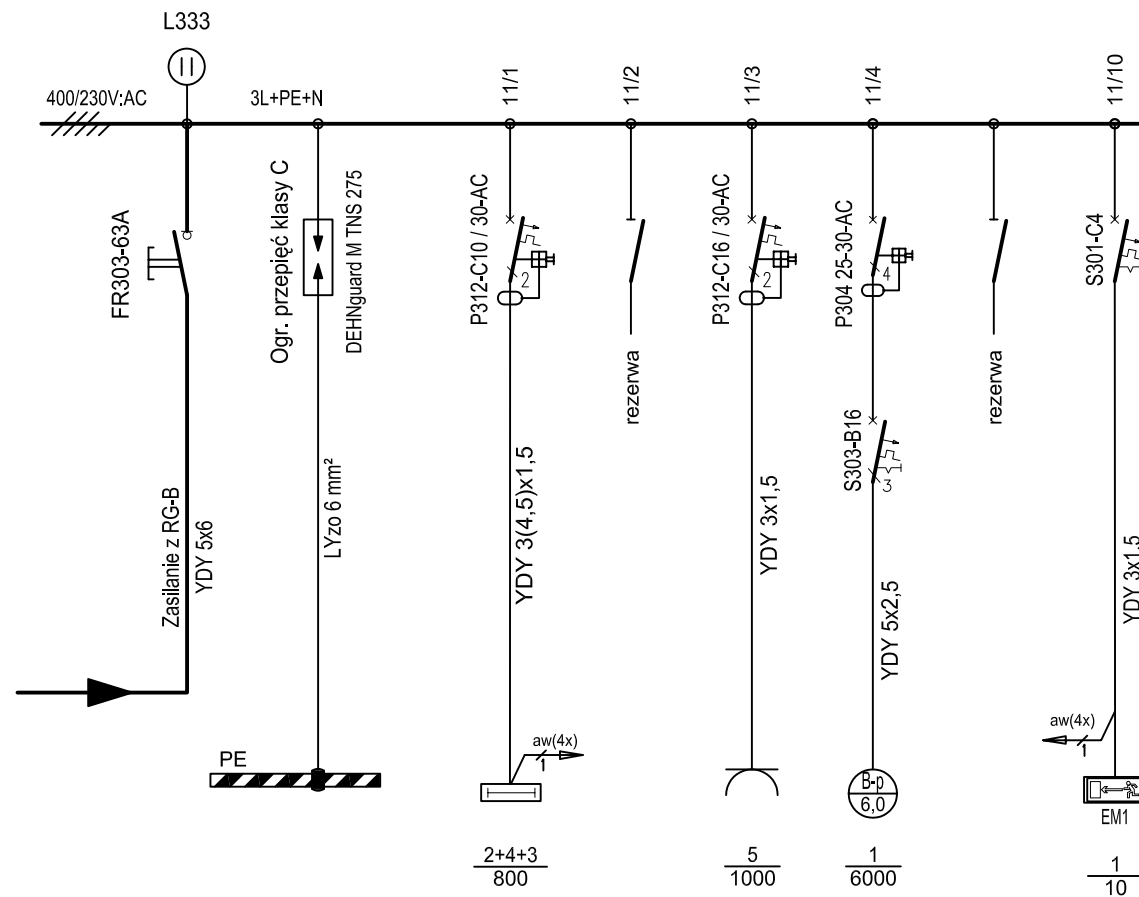

Oświetlenie	Gniazda		
Oświetlenie 201, 202 211	Gniazda 230V biuro 202	Biuro 202 Bójler pojemnościowy 6kW; 400V/-	Oświetlenie awaryjne

Widok 1:10

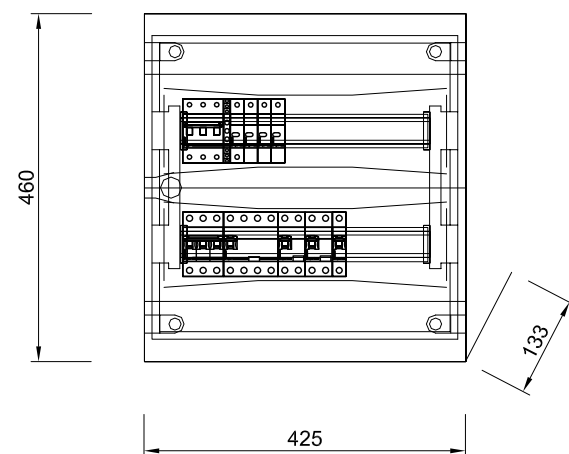

**Rozdzielnica podtynkowa
typu Ekinox TX, 2x18**

ENERGOSYSTEM RYBNIK		44-200 Rybnik, ul. Jankowicka 23/25 tel. 32/ 755-94-72, fax. 32/ 423-86-60 www.energositystemrybnik.pl, biuro@energositystemrybnik.pl		
TYTUŁ RYSUNKU:		Tablica elektryczna 400/230V - TE-11 - piętro. Schemat ideowy. Widok.		
TYTUŁ OPRACOWANIA:		PB-W INSTALACJE ELEKTRYCZNE I TELETECHNICZE.		
NAZWA I ADRES OBIEKTU:		Wiejski Ośrodek Kultury w Gołkowicach, ul. 1-go Maja 101		
INWESTOR:		Urząd Gminy Godów, 44-340 Godów, ul. 1 Maja 53		
FUNKCJA	IMIĘ I NAZWISKO	NR UPR.	PODPIS	DATA: 12.2009 r.
WYKONAŁ	mgr inż. Błażej Miguła	SLK/2264/POOE/08		SKALA: 1:10
				NR RYS.: E-21