



Tablica elektryczna - I PIĘTRO - SALA BANKIETOWA.
400/230V - TE-13

P₁ = 21,3 kW
k_f = 0,6
P_z = 12,8 kW

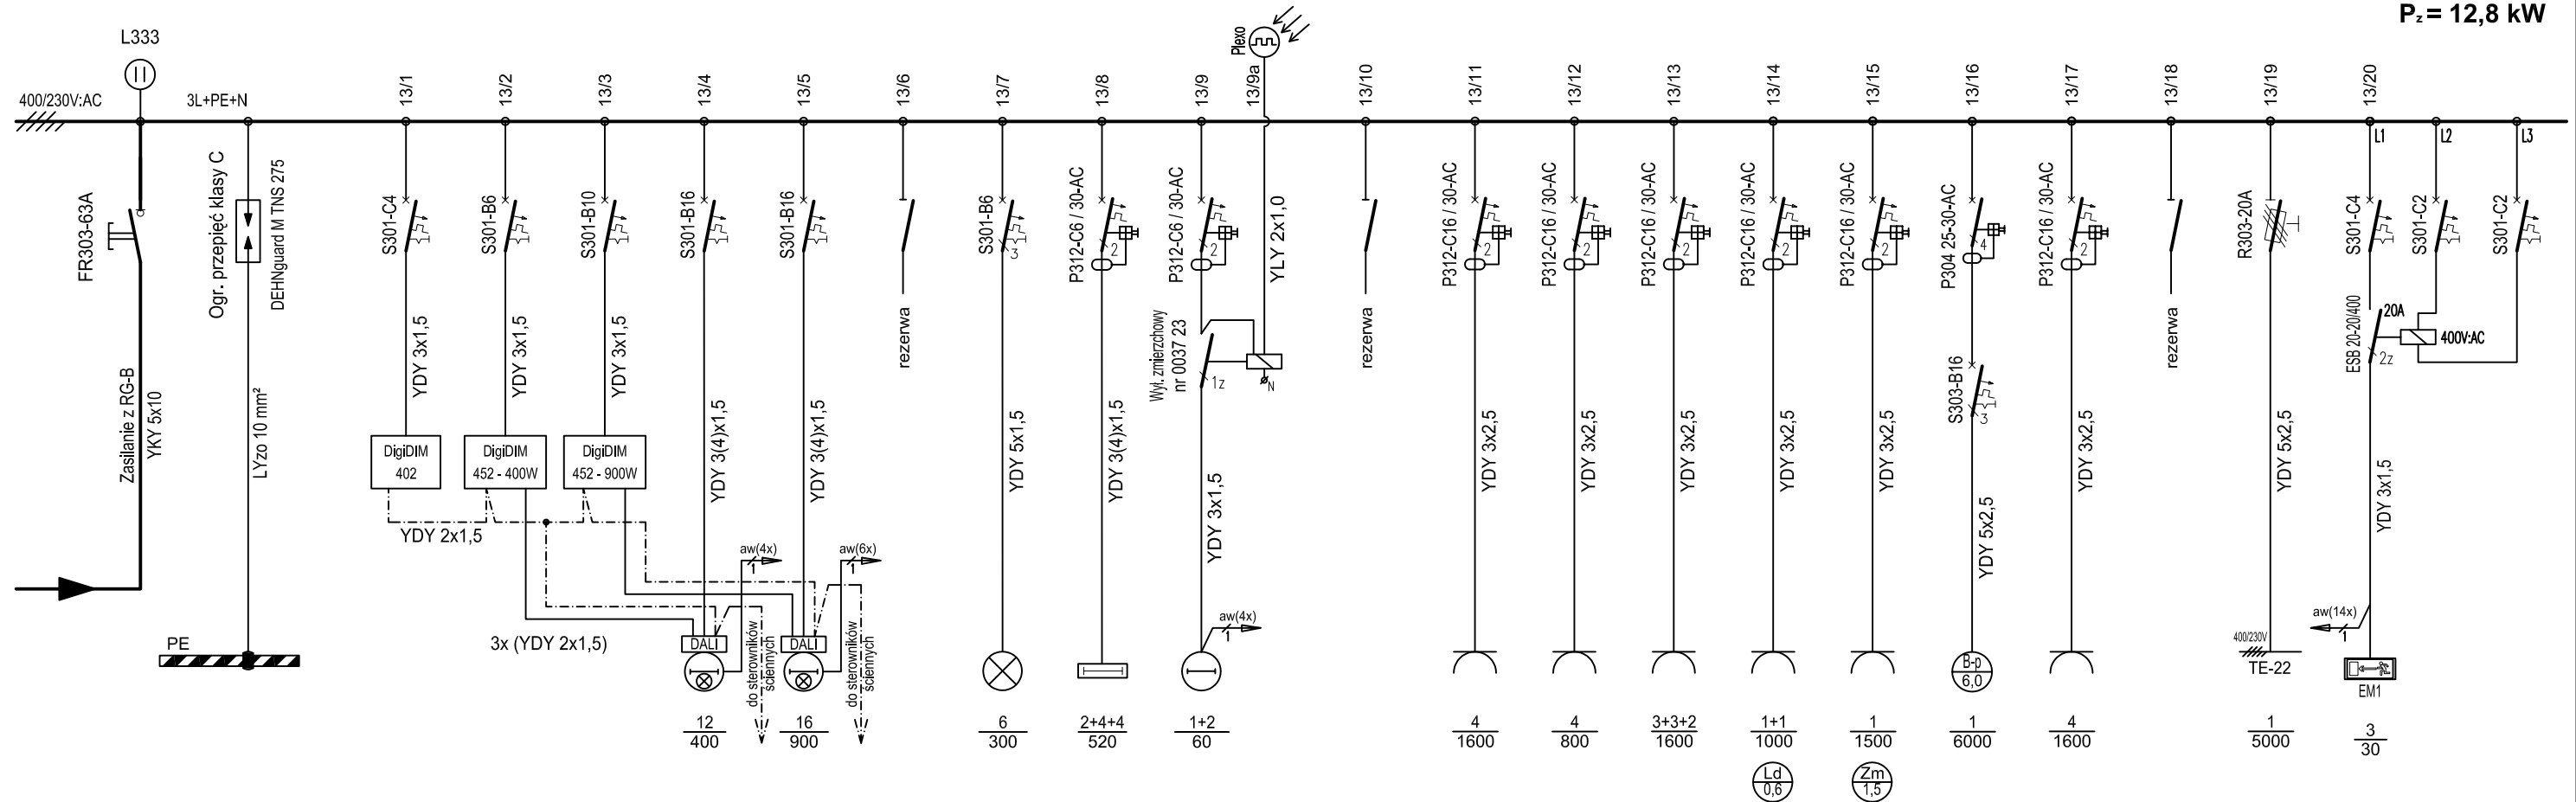

Oświetlenie	Gniazda
Zasilacza do systemu ster. oświetleniem DALI	Gniazda 230V Scena
Zasilacza do systemu ster. oświetleniem DALI	Gniazda 230V sala bankietowa "str. lewa", zaplecze sceny
Zasilacza do systemu ster. oświetleniem DALI	Gniazda 230V sala bankietowa "str. prawa"
Oświetlenie sala bankietowa 207 - "str. lewa"	Gniazda 230V kuchnia - 208, lodówka
Oświetlenie sala bankietowa 207 - "str. prawa"	Gniazda 230V kuchnia - 208, zmywarka
Oświetlenie sceny sala bankietowa 207	Kuchnia 208
Oświetlenie zaplecze sceny kuchnia - 208 antresola - 209	Bojler pojemnościowy 6kW, 400V-
Oświetlenie zewnętrzne - schody	Gniazda 230V kuchnia 208
	Zasilanie ism. tablicy efektów świetlnych sali bankietowej
	Oprawy awaryjne - kierunkowe

Widok 1:10

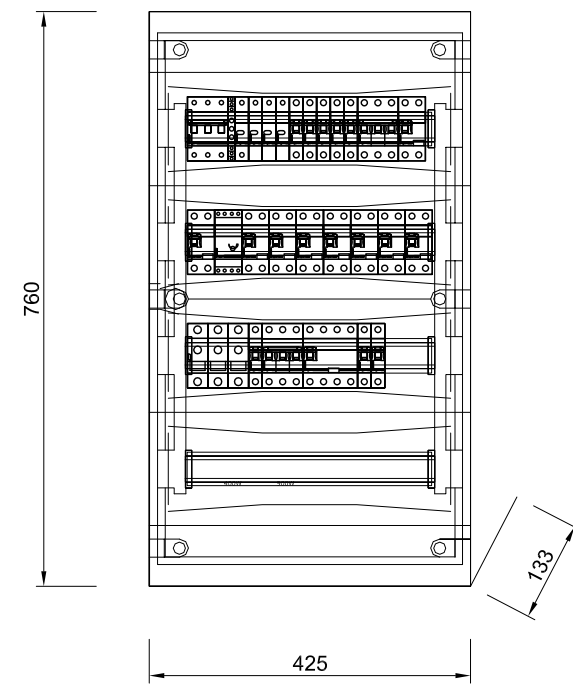

Rozdzielnica podtynkowa typu Ekinoxe TX, 4x18

ENERGOSYSTEM RYBNIK 44-200 Rybnik, ul. Jankowicka 23/25
tel. 32/ 755-94-72, fax. 32/ 423-86-60
www.energositystemrybnik.pl, biuro@energositystemrybnik.pl

TYTUŁ RYSUNKU: **Tablica elektryczna 400/230V - TE-13 - Sala Bankietowa. Schemat ideowy. Widok.**

TYTUŁ OPRAWOWANIA: **PB-W INSTALACJE ELEKTRYCZNE I TELETECHNICZNE.**

NAZWA I ADRES OBIEKTU: **Wiejski Ośrodek Kultury w Gołkowicach, ul. 1-go Maja 101**

INWESTOR: **Urząd Gminy Godów, 44-340 Godów, ul. 1 Maja 53**

FUNKCJA	IMIĘ I NAZWISKO	NR UPR.	PODPIS	DATA: 12.2009 r.
WYKONAŁ	mgr inż. Błażej Miguła	SLK/2264/POOE/08		SKALA: 1:10
				NR RYS.: E-23