



Tablica elektryczna - II PIĘTRO - REŻYSERKA KINO
400/230V - TE-21

$P_1 = 18,8 \text{ kW}$
 $k_f = 0,5$
 $P_2 = 9,4 \text{ kW}$

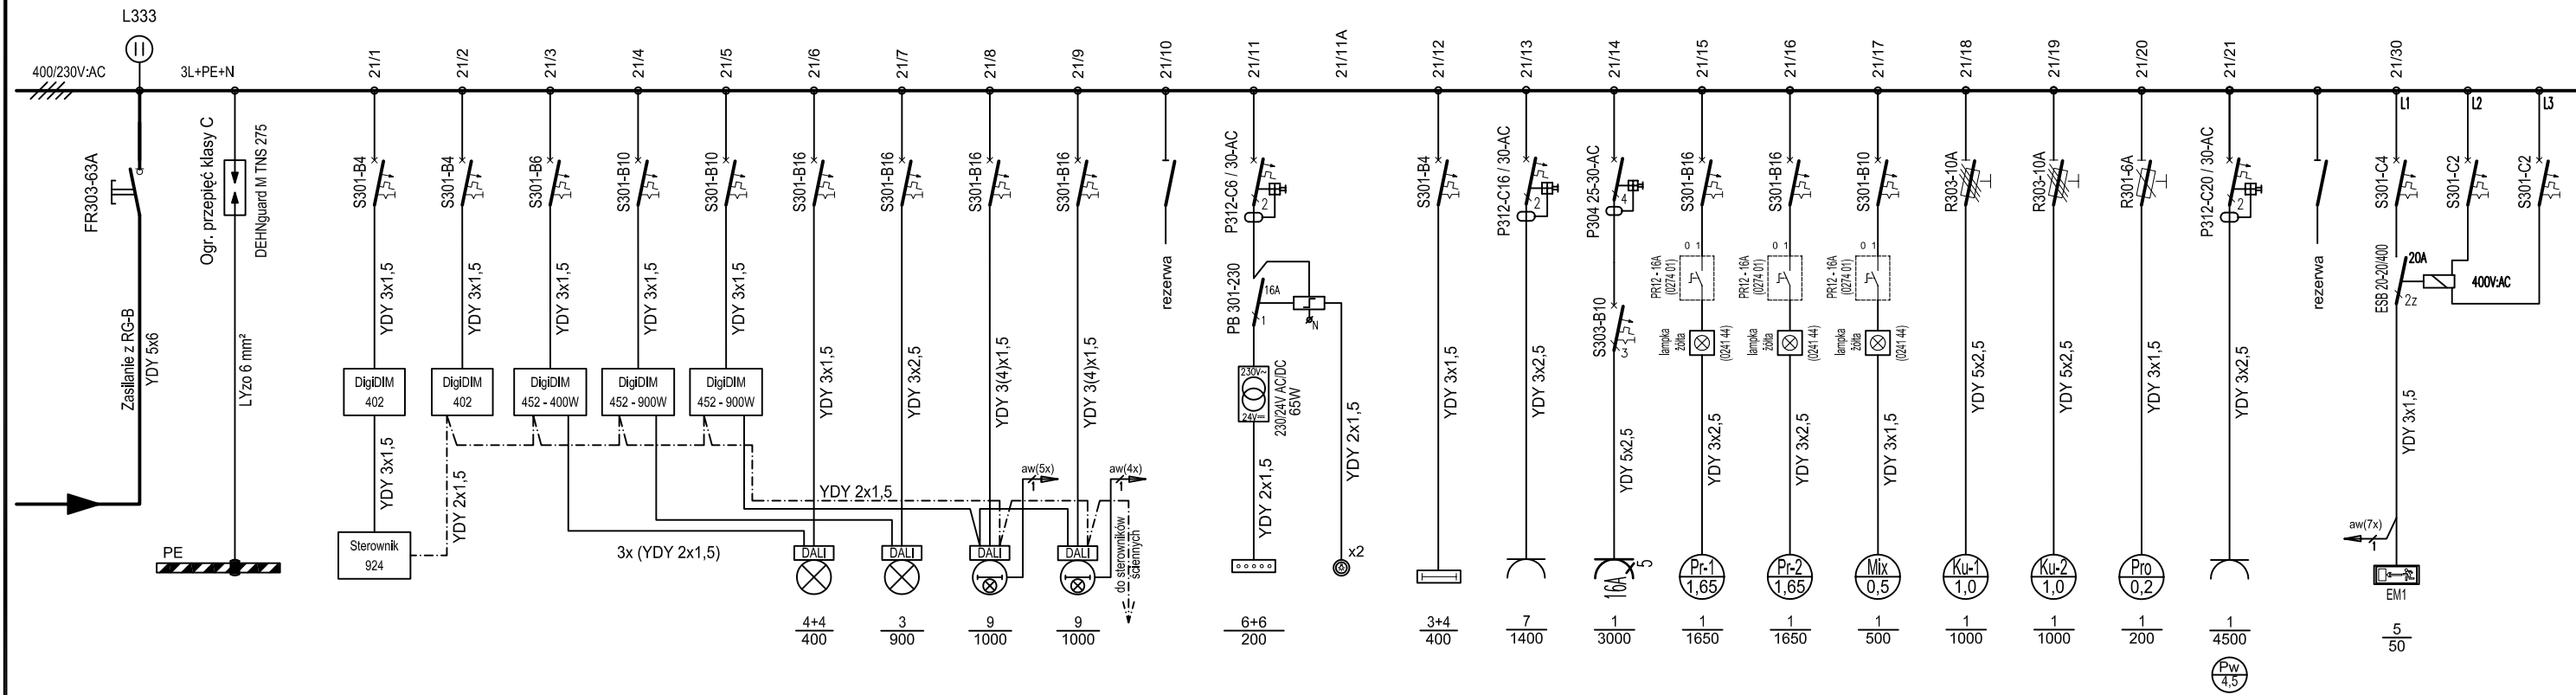


Oświetlenie
Zasilacza do systemu ster. oświetleniem DALI
Zasilacza do systemu ster. oświetleniem DALI
Zasilacza do systemu ster. oświetleniem DALI
Zasilacza do systemu ster. oświetleniem DALI
Zasilacza do systemu ster. oświetleniem DALI
Oświetlenie scena
Oświetlenie bokł
Oświetlenie góra
Oświetlenie góra
Oświetlenie schody
Oświetlenie kabina
Głazozia 230V kabina
Głazozia 400V kabina
Projektor nr 1
Projektor nr 2
Mikser audio
Kurtyna nr 1
Kurtyna nr 2
Prostownik
Pom gospod. 210 Przepływowy podgrzewacz wody 4,5 MW, 230V-
Oprawy awaryjne - Menurkove

Widok 1:10

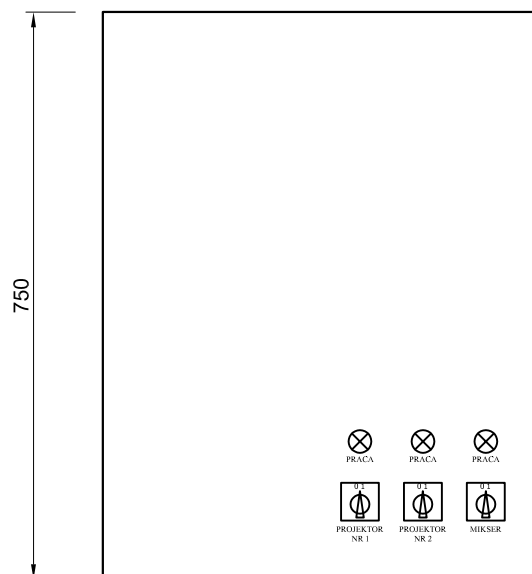

Widok 1:10

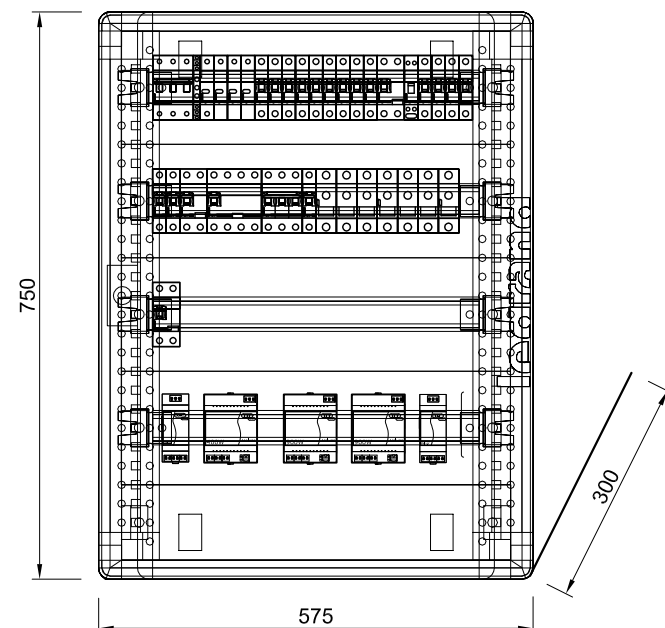

Rozdzielnica - szafka natynkowa typu ATLANTIC, drzwi pełne, IP66

		44-200 Rybnik, ul. Jankowicka 23/25 tel. 32/ 755-94-72, fax. 32/ 423-86-60 www.energosystemrybnik.pl, biuro@energosystemrybnik.pl	
TYTUŁ RYSUNKU:		Tablica elektryczna 400/230V - TE-21 - reżyserka - KINO. Schemat ideowy. Widok.	
TYTUŁ OPRAWOWANIA:		PB-W INSTALACJE ELEKTRYCZNE I TELETECHNICZE.	
NAZWA I ADRES OBIEKTU:		Wiejski Ośrodek Kultury w Gołkowicach, ul. 1-go Maja 101	
INWESTOR:		Urząd Gminy Godów, 44-340 Godów, ul. 1 Maja 53	
FUNKCJA	IMIĘ I NAZWISKO	NR UPR.	PODPIS
WYKONAŁ	mgr inż. Błażej Miguła	SLK/2264/POOE/08	DATA: 12.2009 r.
			SKALA: 1:10
			NR RYS.: E-24