


A B

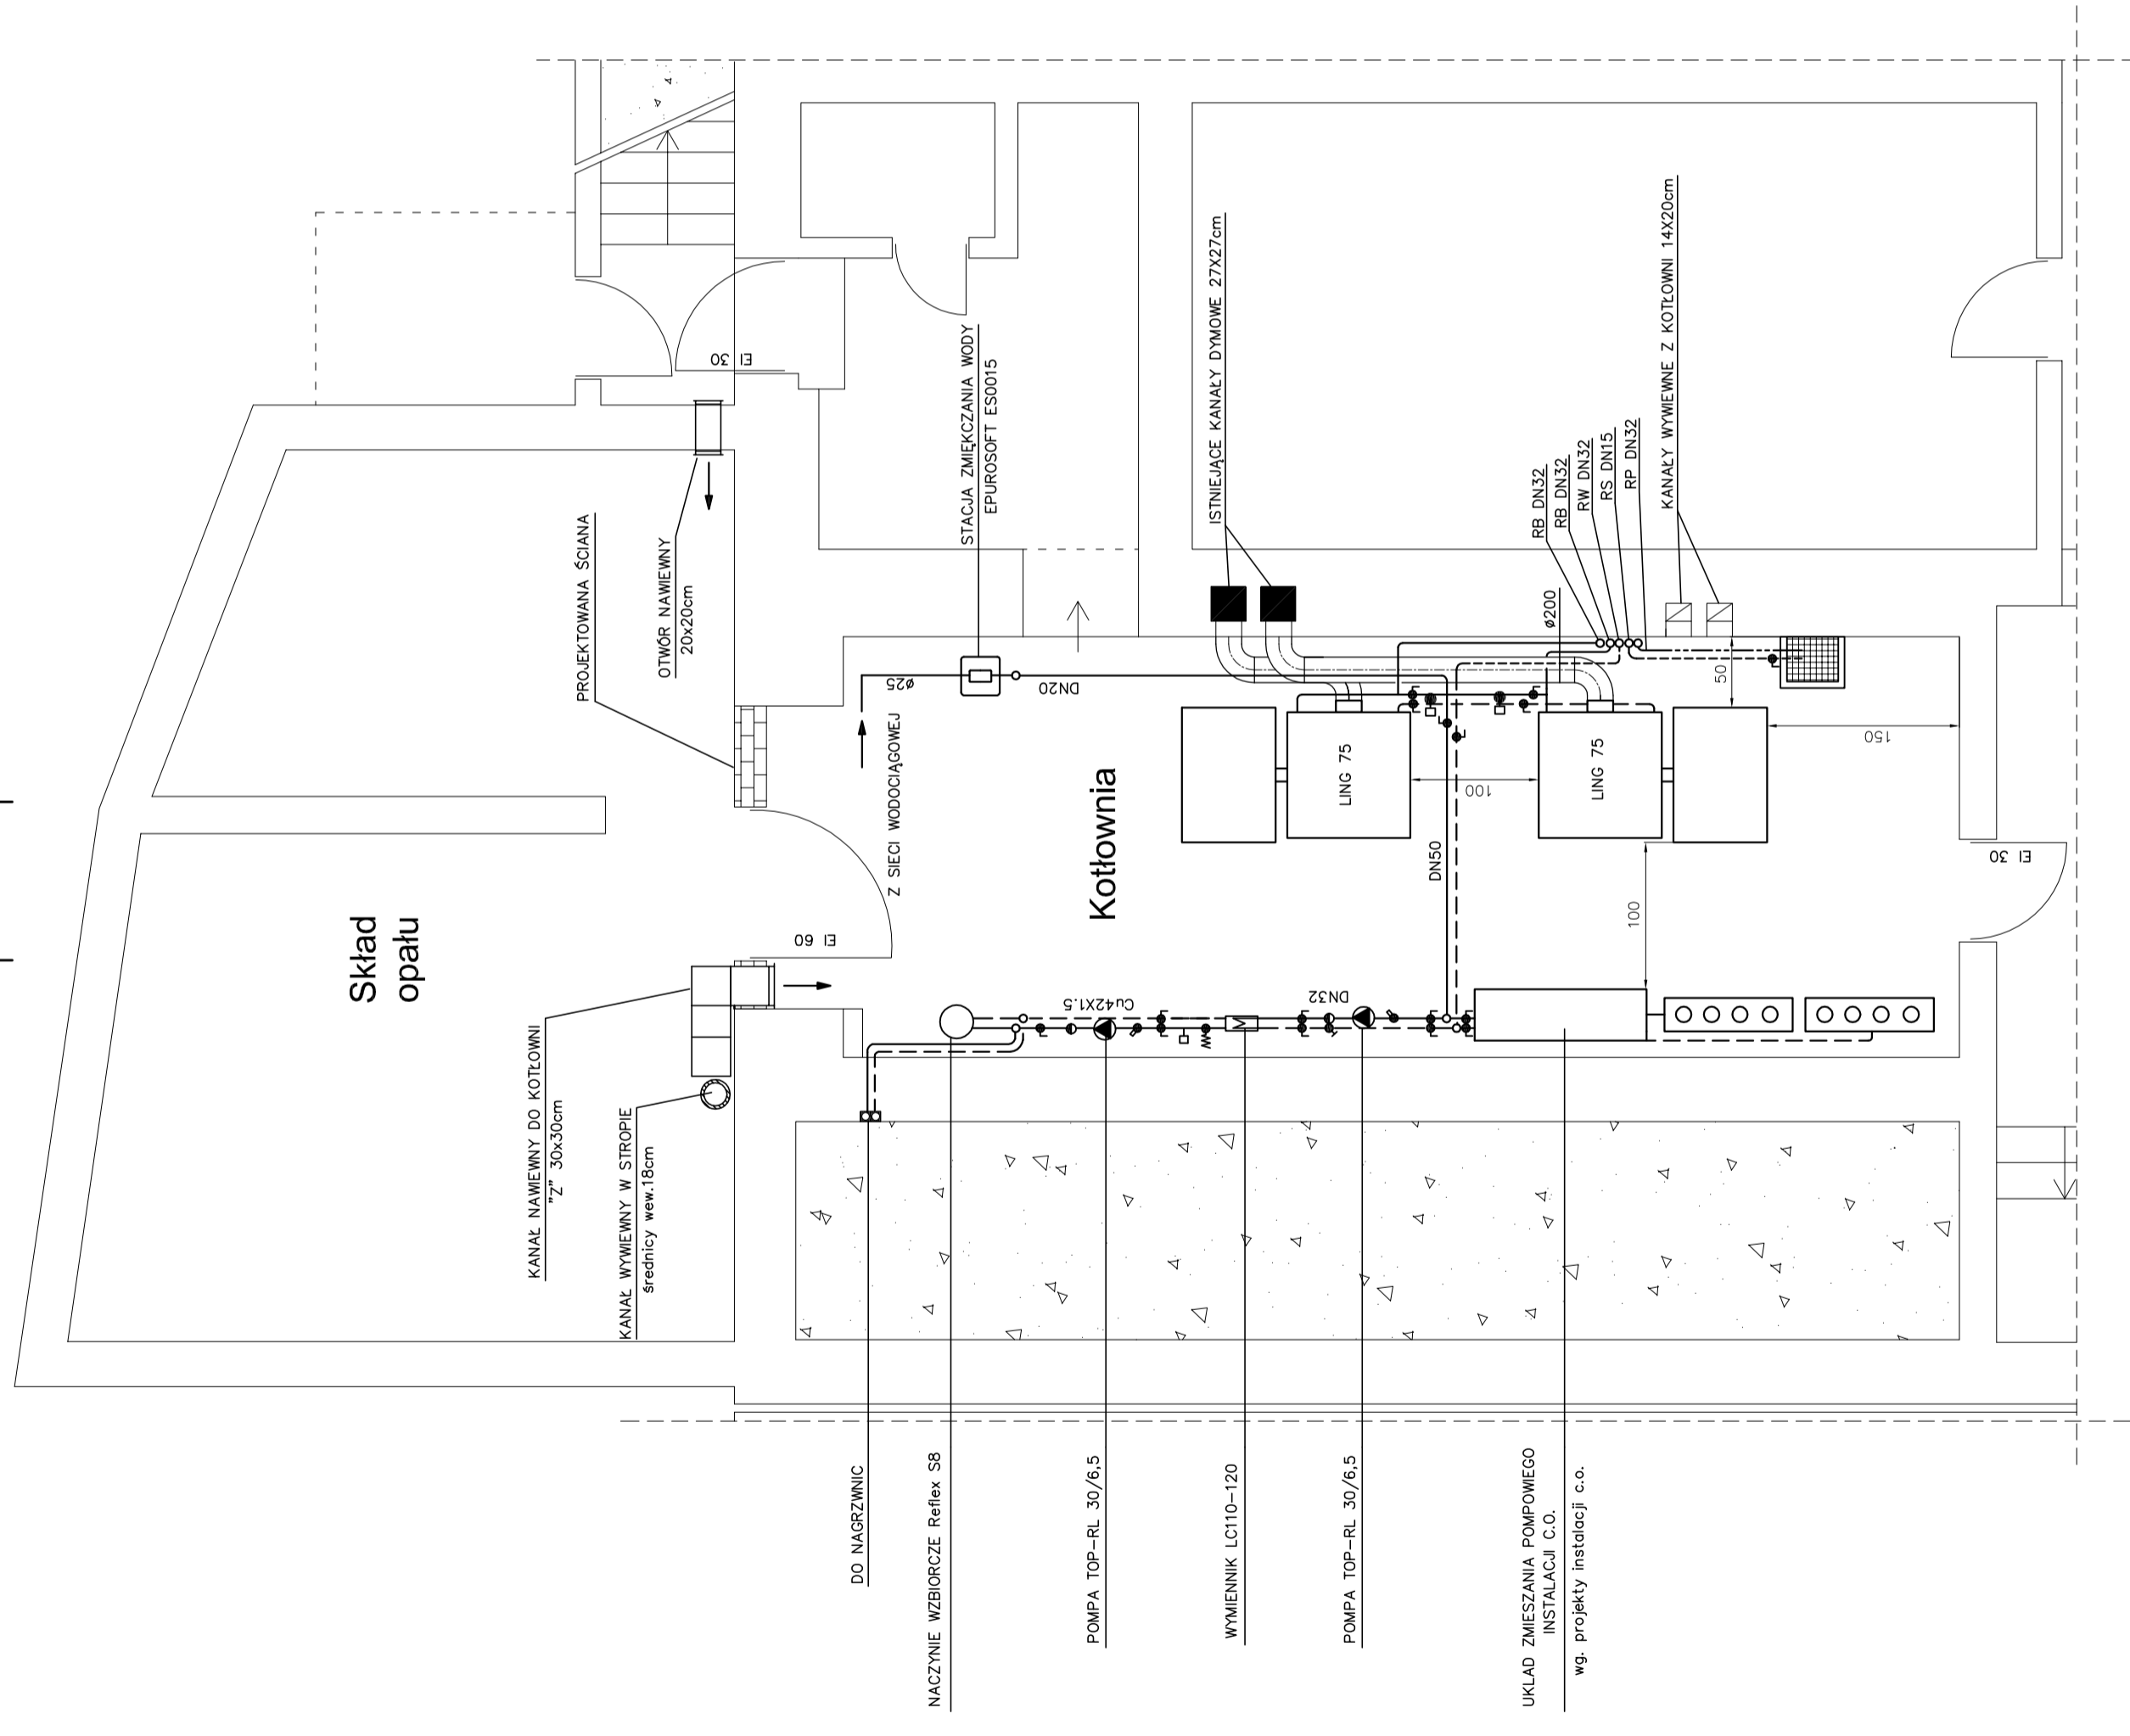

Skład opału

Kotłownia

DO NAGRZWNIC

NACZYNIĘ WZBIORCZE Reflex S8

POMPA TOP-RL 30/6,5

WYMIENNIK LC110-120

POMPA TOP-RL 30/6,5

UKŁAD ZMIESZANIA POMPOWIEGO  
INSTALACJI C.O.  
wg. projektu instalacji c.o.

A B

<b>ENERGOSYSTEM</b>		44-300 Rybnik, ul. Jankowicka 23/25	
RYBNIK		tel. 32/755-94-72, fax 32/423-86-60	
www.energositystemrybnik.pl, biuro@energositystemrybnik.pl			
TYTUŁ RYSUNKU: <b>Rzut piwnic</b>			
TYTUŁ OPRACOWANIA: <b>PBW modernizacji kotłowni</b>			
NAZWA I ADRES OBIEKTU: <b>Więski Ośrodek Kultury w Gotkowicach, ul. 1-go Maja 101</b>			
INWESTOR: <b>Urząd Gminy Godów, ul.1 Maja 53, 44-340 Godów</b>			
FUNKCJA	IMIĘ I NAZWISKO	NR UPR.	PODPIS
OPRACOWAŁ	mgr inż. Marcin Tatarczyk		
PROJEKTOWAŁ	mgr inż. Witold Opaliński	1340/03/U/C	
SPRAWDZIŁ			
			DATA: 12.2009
			SKALA: 1:50
			NR RYS.: 2