



# Rozdzielnia główna budynku 400/230V - RG-B

$P_1 = 200,0 \text{ kW}$   
 $K_1 = 0,2$   
 $P_z = 40,0 \text{ kW}$

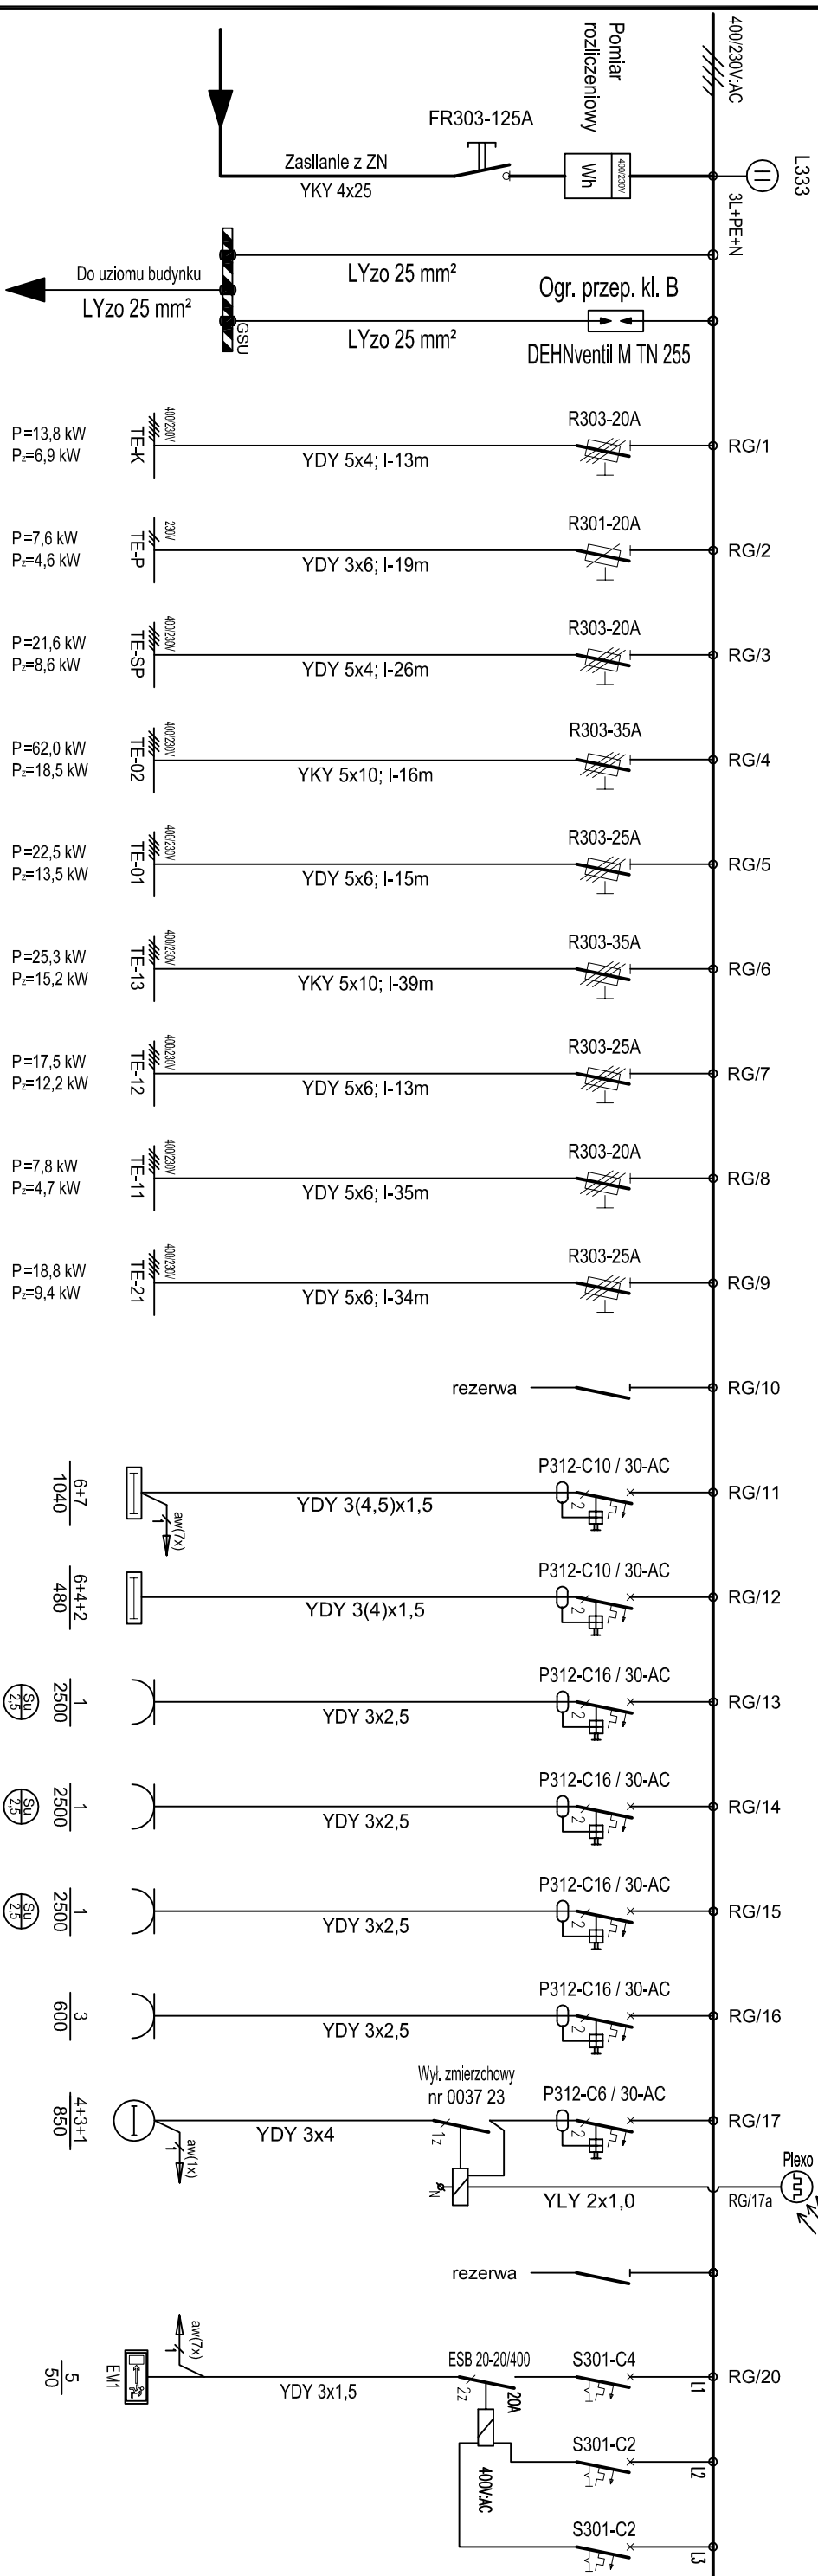

Oświetlenie	
Tablica elektry. - kotłownia 400/230V - TE-K	$P_1=13,8 \text{ kW}$ $P_2=6,9 \text{ kW}$
Tablica elektr. - piwnica 230V - TE-P	$P_1=7,6 \text{ kW}$ $P_2=4,6 \text{ kW}$
Tablica elektry. - straż pożarna 400/230V - TE-SP	$P_1=21,6 \text{ kW}$ $P_2=8,6 \text{ kW}$
Tablica elektry. - Kuchnia 400/230V - TE-02	$P_1=62,0 \text{ kW}$ $P_2=18,5 \text{ kW}$
Tablica elektry. - parter 400/230V - TE-01	$P_1=22,5 \text{ kW}$ $P_2=13,5 \text{ kW}$
Tablica elektry. - Sala bankietowa 400/230V - TE-13	$P_1=25,3 \text{ kW}$ $P_2=15,2 \text{ kW}$
Tablica elektry. - zaplecze sali widowiskowej 400/230V - TE-12	$P_1=17,5 \text{ kW}$ $P_2=12,2 \text{ kW}$
Tablica elektry. - piętro 400/230V - TE-11	$P_1=7,8 \text{ kW}$ $P_2=4,7 \text{ kW}$
Tablica elektry. - reżyserka KINO 400/230V - TE-21	$P_1=18,8 \text{ kW}$ $P_2=9,4 \text{ kW}$
Oświetlenie komunikacja 111, 206	6+7 / 1040
Oświetlenie WC 112, 113, 114	6+4+2 / 480
Pom. sanitarne - 112 Suszarka do rąk	2500
Pom. sanitarne - 113 Suszarka do rąk	2500
Pom. sanitarne - 114 Suszarka do rąk	2500
Gniazda 230V komunikacja - 111	600
Ośw. zewnętrzne	4+3+1 / 850
Oprawy awaryjne - kierunkowe	5 / 50

Widok 1:10

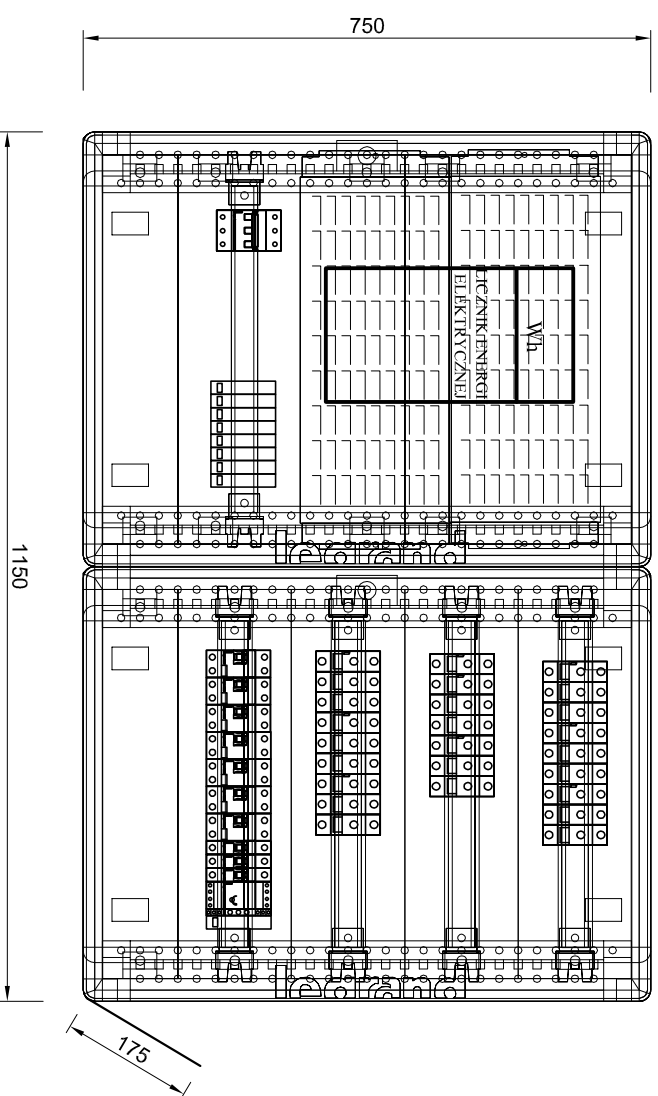

Rozdzielnica metalowa,  
natynkowa typu XL3-400  
(montaż we wnęce)

**ENERGOSYSTEM**  
RYBNIK

44-200 Rybnik, ul. Janowska 23/25  
tel. 32 / 755-94-72, fax. 32 / 423-86-60  
www.energosystemrybnik.pl, biuro@energosystemrybnik.pl

TYTUŁ RYSUNKU: **Rozdzielnia główna budynku 400/230V - RG-B. Schemat ideowy. Widok.**

TYTUŁ OPRAWOWANIA: **PB-W INSTALACJE ELEKTRYCZNE I TELETECHNICZNE.**

NAZWA I ADRES OBIEKTU: **Więski Ośrodek Kultury w Gólkowicach, ul. 1-go Maja 101**

INWESTOR: **Urząd Gminy Godów, 44-340 Godów, ul. 1 Maja 53**

FUNKCJA: IMIĘ I NAZWISKO: **PODPIS** DATA: 12.2009 r.

WYKONAL: mgr inż. Błażej Miguła SKALA: 1:10

NR RYS.: **E-13**