


# Tablica elektryczna - KOTŁOWNIA 400/230V - TE-K

**P<sub>1</sub> = 13,8 kW**  
**K<sub>1</sub> = 0,5**  
**P<sub>2</sub> = 6,9 kW**

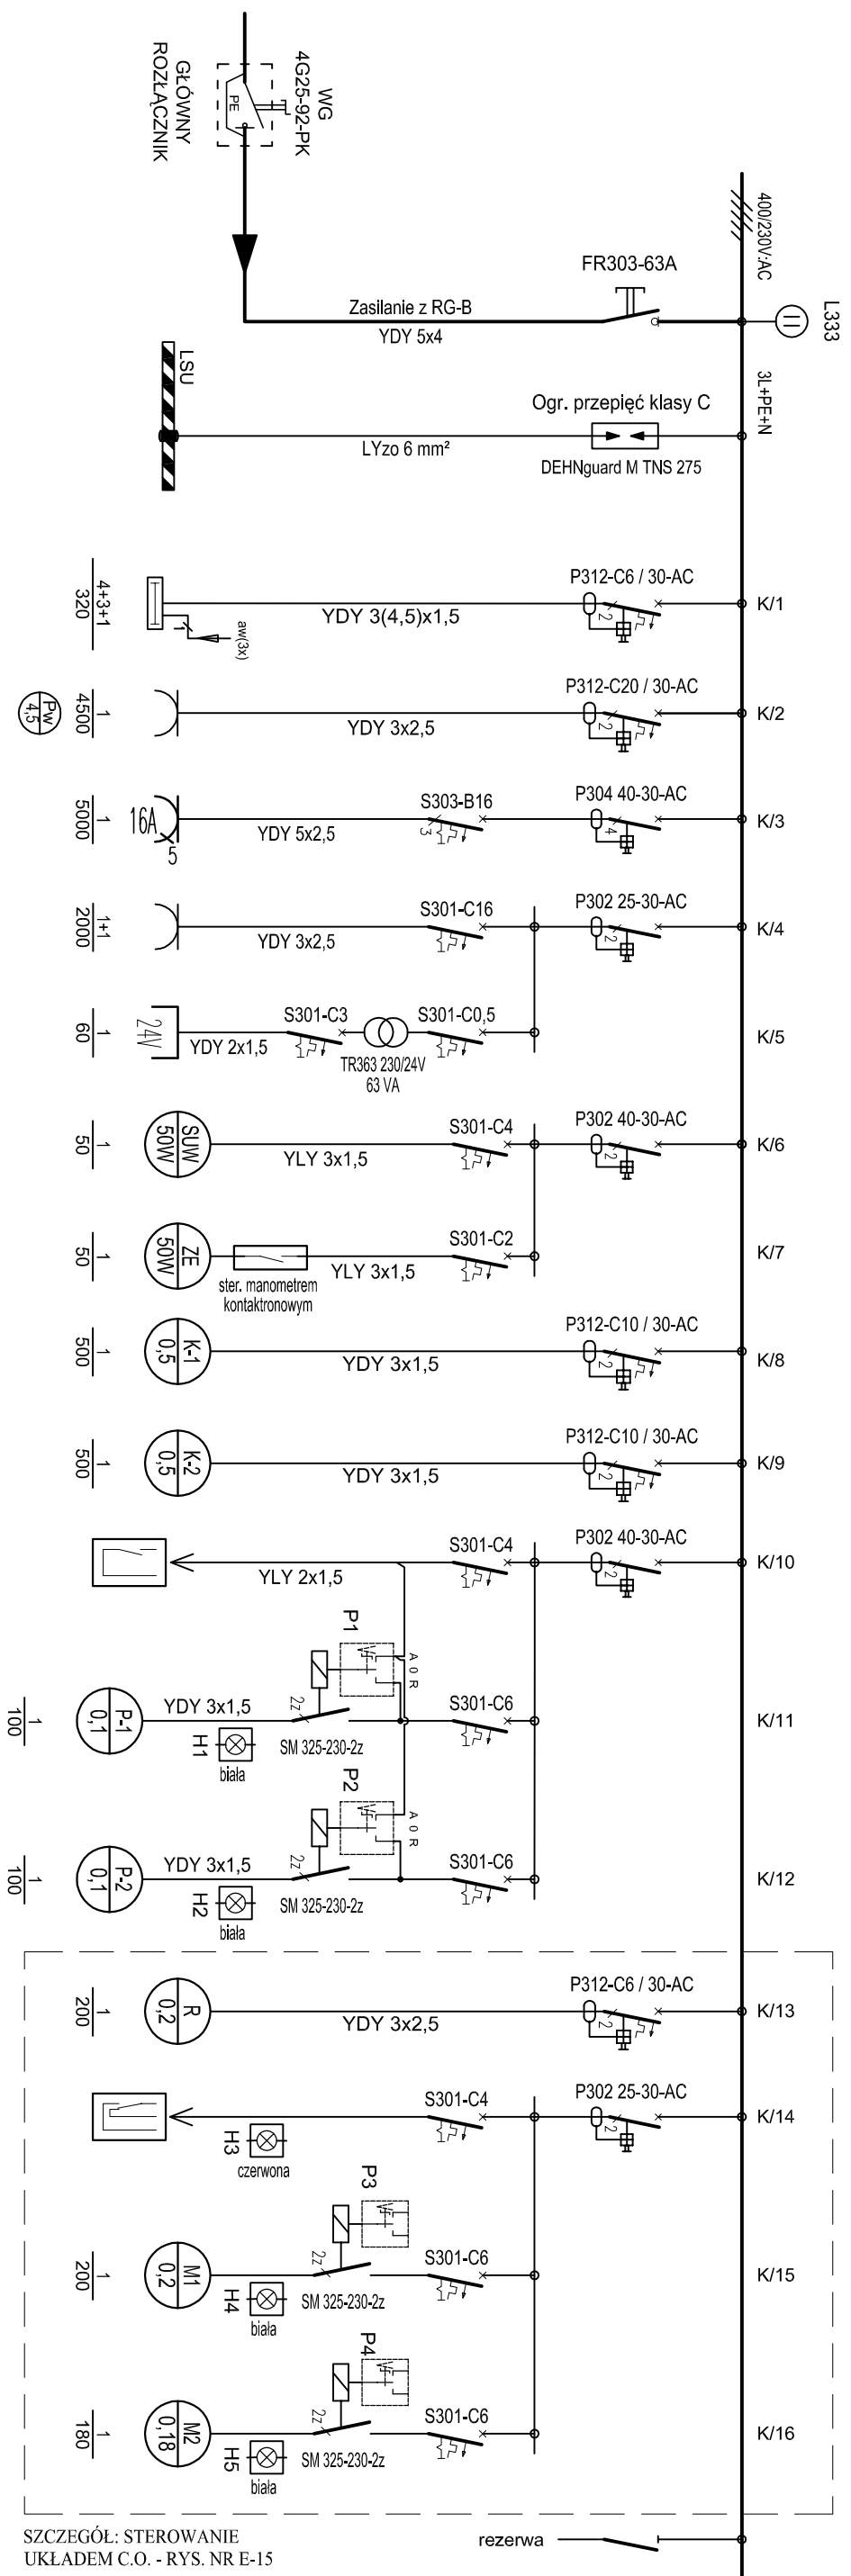

SZCZEGÓL: STEROWANIE UKŁADEM C.O. - RYS. NR E-15



Oświetlenie	Gniazda	Technologia
Ośw. - kotłownia 4+3+1 320	Pom gospod. 005 Przepływowy podgrzewacz wody 4,5 kW; 230V~ 4500	Gniazdo 400V kotłownia 5000
	Gniazdo 230V 2000	Gniazdo 24V 60
	Stacja uzdatniania wody do potrzeb CO 50	Zwór elektromagnetyczny na przyłączy zimnej wody - ster. manometrem kontaktronowym 50
	Kocioł węglowy nr 1 Ling Plus 75 kW ze sterownikiem ESTYMA Control M 500	Kocioł węglowy nr 2 Ling Plus 75 kW ze sterownikiem ESTYMA Control M 500
	Styk sterowniczy (zwierny) w tablicy sterowniczej wentylacji	
	Pompa cyrkulacyjna - obieg wody grzewczej pompa typu Wilo TOP RL 30/6,5 100	Pompa cyrkulacyjna - obieg roztworu glikolu pompa typu Wilo TOP RL 30/6,5 100
	Regulator pogodowy CO ECL 200 200	Presostat KPI35 suchobiegi 200
	Pompa CO nr 1 Wilo Stratos 32/1-12 200	Pompa CO nr 2 Wilo Top-S 30-10 rezerwowa 180

**OBSIĄNIENIA I UWAGI:**

- P1+P4 - ŁĄCZNIKI KRZYWKOWE TYPU 4G10 A-0-R (1-0-2) DO WBUDOWANIA
  - H1,-2,-4,-5 - LAMPKI SYGNALIZACYJNE BIAŁE NEF30 230V~
  - H3 - LAMPKA SYGNALIZACYJNA CZERWONA NEF30 230V~
- DO OPRAW Z MODULEM AWARYJNYM, DOPROWADZIĆ DODATKOWĄ ŻYŁĘ KONTROLI OBECNOŚCI NAPIĘCIA ZASILANIA - ŻYŁA TA NIE MOŻE BYĆ PRZERZYWANĄ ŁĄCZNIKAMI INSTALACYJNYMI ORAZ INNYMI ELEMENTAMI ŁĄCZENIOWYMI.

UKŁAD SIECI TN-S  
OCHRONA ODPORAŻENI:  
SAMOCZYNNIE SZYBKIE WYŁĄCZENIE ZASILANIA  
DODATKOWO: WYŁĄCZNIK PRZECIWPORAŻENIOWY  
RÓŻNICOWOPRĄDOWY

Napięcie: 3x400/230V, 50Hz

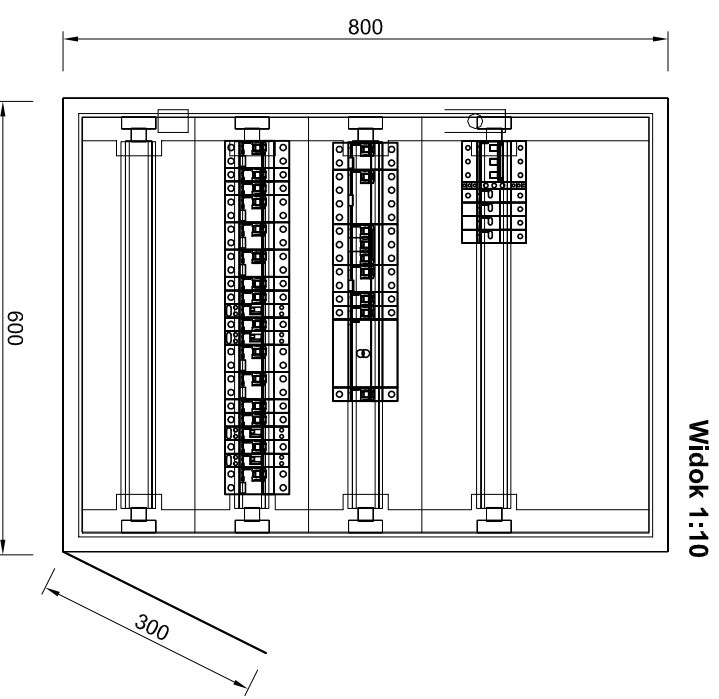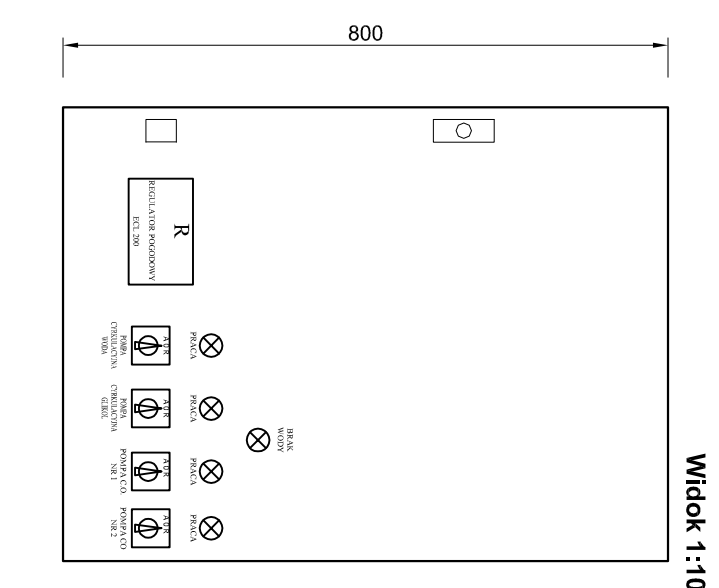

**Rozdzielnica - szafka**  
**natynkowa**  
**typu ATLANTIC, drzwi**  
**pełne, IP66**

<b>ENERGOSYSTEM</b> RYBNIK		44-200 Rybnik, ul. Janakowicka 23/25 tel. 32/ 755-94-72, fax. 32/ 423-86-60 www.energosystemrybnik.pl, biuro@energosystemrybnik.pl	
TYTUŁ RYSUNKU:	Tablica elektryczna 400/230V - TE-K - Kotłownia. Schemat ideowy. Widok.	TYTUŁ OPRACOWANIA:	PB-W INSTALACJE ELEKTRYCZNE I TELETECHNICZNE.
NAZWA I ADRES OBIEKTU:	Więski Ośrodek Kultury w Gólkowicach, ul. 1-go Maja 101	INWESTOR:	Urząd Gminy Godów, 44-340 Godów, ul. 1 Maja 53
FUNKCJA	IMIĘ I NAZWISKO	NR UPR.	PODPIS
WYKONAŁ	mgr inż. Błażej Miguła	SLK/284/PO/0E/08	SKALA: 1:10
			DATA: 12.2009 r.
			NR RYS.: E-14