



## Tablica elektryczna - PIĘTRO 400/230V - TE-11

**P<sub>1</sub> = 7,8 kW**  
**k<sub>f</sub> = 0,6**  
**P<sub>2</sub> = 4,7 kW**

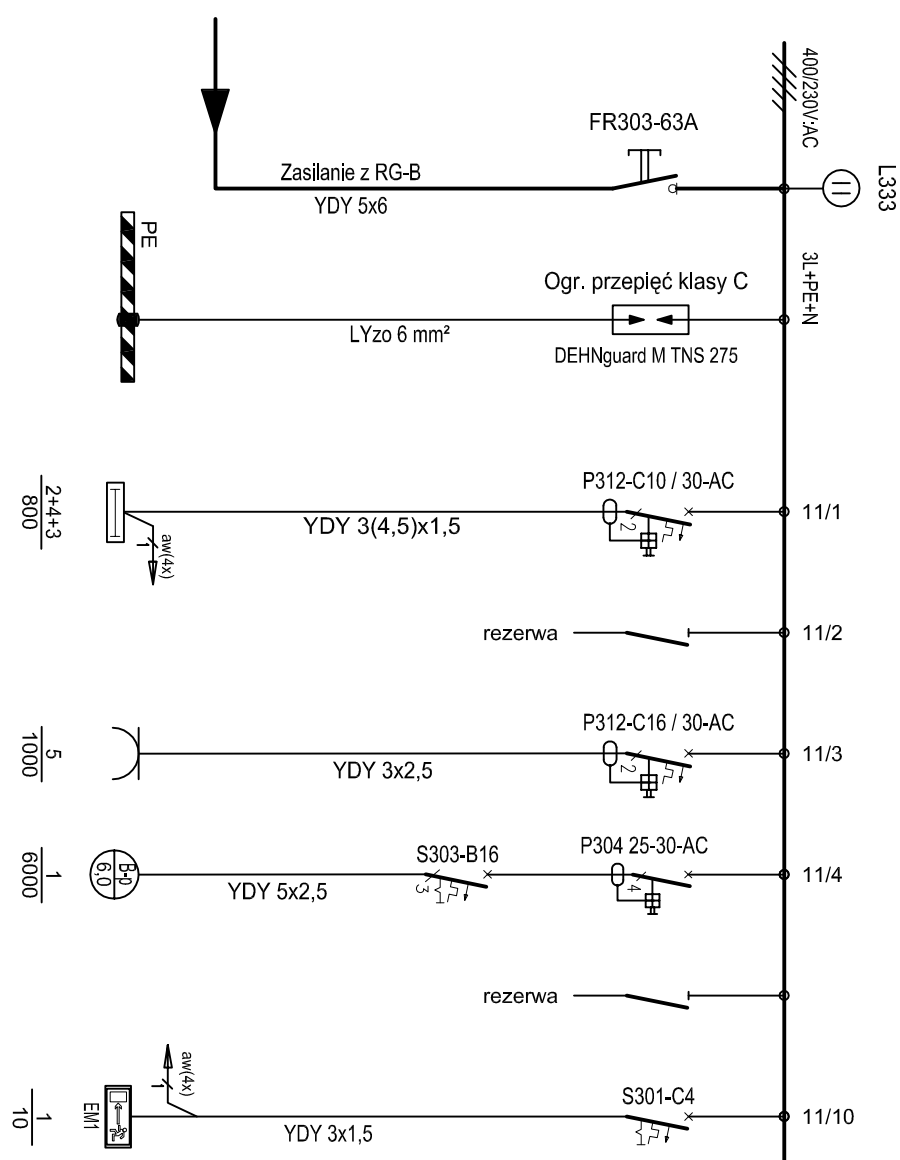

Oświetlenie	Gniazda	Oświetlenie awaryjne
Oświetlenie 201,202 211	Gniazda 230V biuro 202	Oświetlenie awaryjne
	Biuro 202 Bojler pojemnościowy 6kW; 400V~	
2+4+3 800	5 1000	1 6000
		1 10

**Widok 1:10**

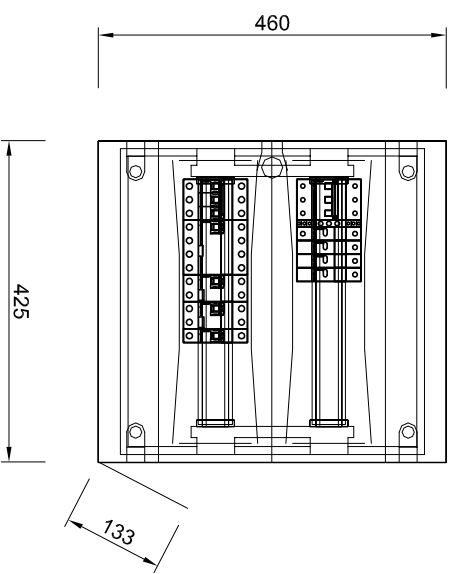

**Rozdzielnica podtynkowa  
typu Ekinoxe TX, 2x18**

**ENERGOSYSTEM**  
RYBNIK

44-200 Rybnik, ul. Janowska 23/25  
tel. 32/ 755-94-72, fax. 32/ 423-86-60  
www.energosystemrybnik.pl, biuro@energosystemrybnik.pl

**Tytuł rysunku: Tablica elektryczna 400/230V - TE-11 - piętro. Schemat ideowy. Widok.**

**Tytuł opracowania: PB-W INSTALACJE ELEKTRYCZNE I TELETECHNICZNE.**

**Nazwa i adres obiektu: Miejski Ośrodek Kultury w Gólkowicach, ul. 1-go Maja 101**

**Investor: Urząd Gminy Godów, 44-340 Godów, ul. 1 Maja 53**

Funkcja	Imię i Nazwisko	Nr UPR.	Podpis	Data: 12.2009 r.
Wykonawca	mgr inż. Błażej Miguła	SLK/284/PODE/08		Skala: 1:10
				Nr rys.: E-21