



Tablica elektryczna - I PIĘTRO - SALA BANKIETOWA. 400/230V - TE-13

P₁ = 21,3 kW
K_f = 0,6
P₂ = 12,8 kW

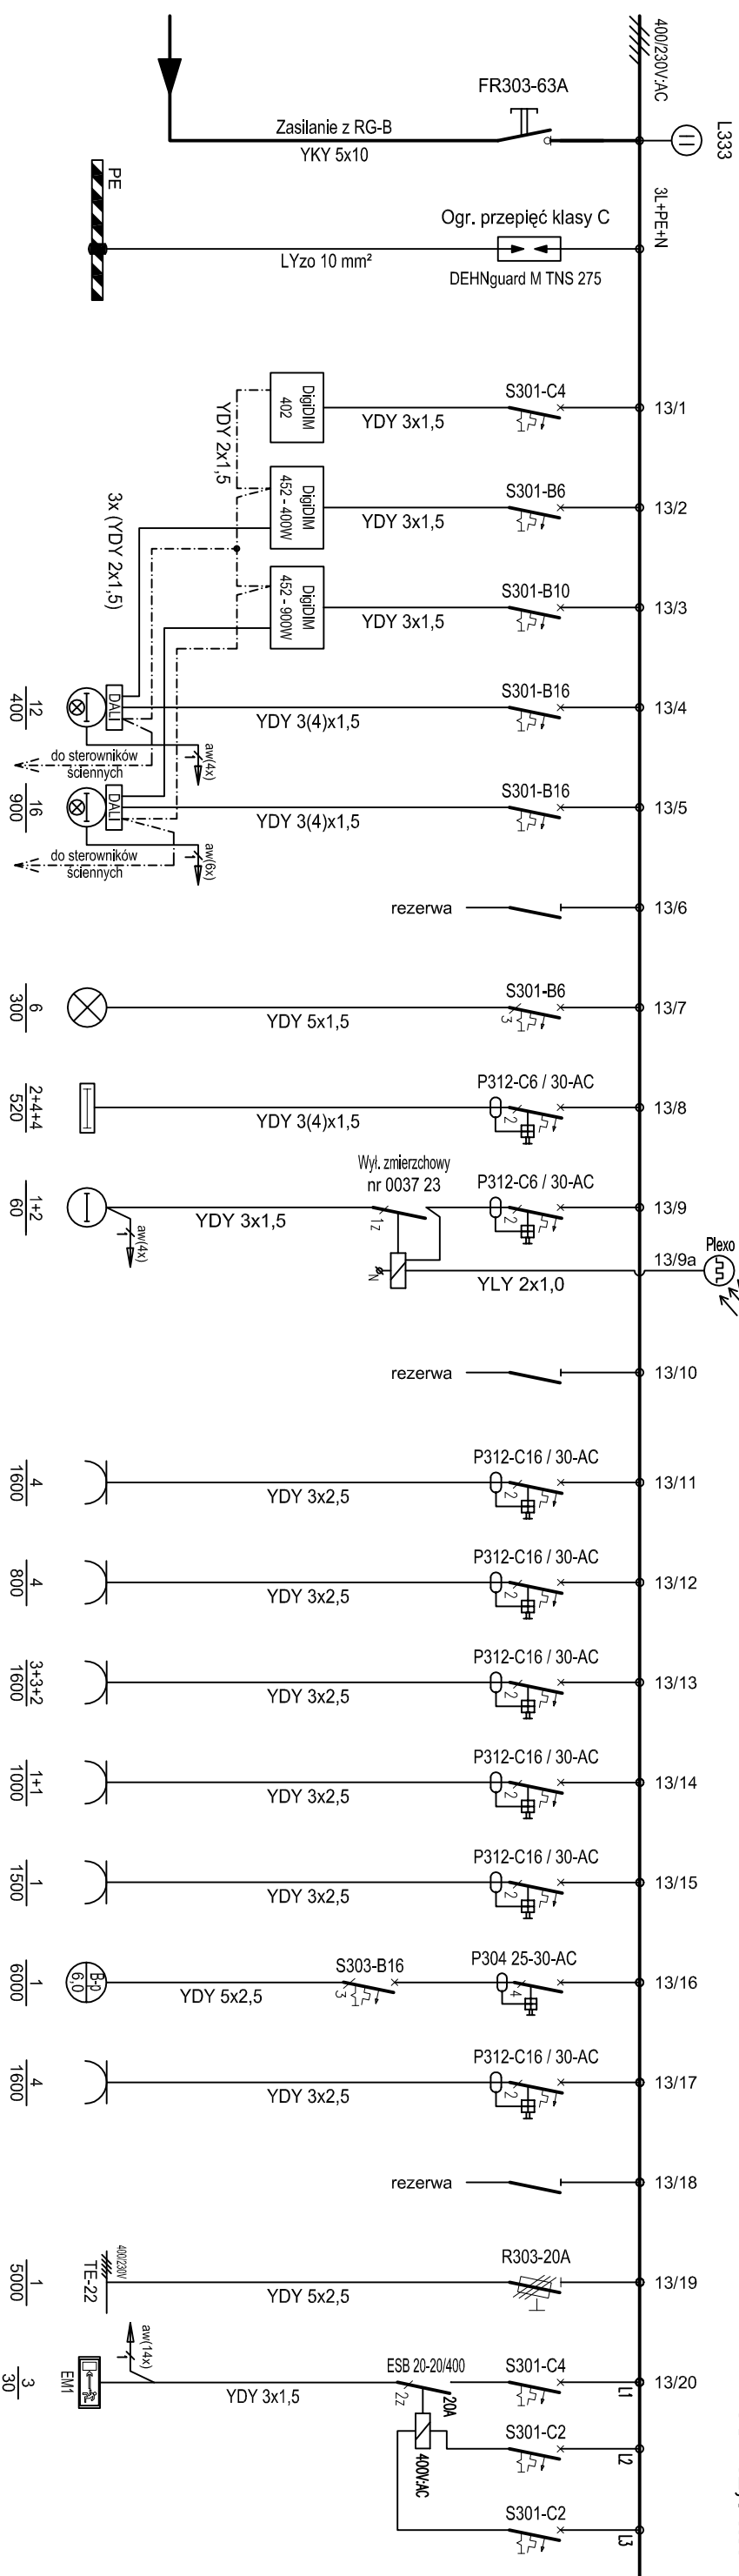

	Gniazda
Zasilacza do systemu ster. oświetleniem DALI	
Zasilacza do systemu ster. oświetleniem DALI	
Zasilacza do systemu ster. oświetleniem DALI	
Oświetlenie sala bankietowa 207 - "str. lewa"	
Oświetlenie sala bankietowa 207 - "str. prawa"	
Oświetlenie sceny sala bankietowa 207	
Oświetlenie zaplecze sceny kuchnia - 208 antresola - 209	
Oświetlenie zewnętrzne - schody	
Gniazda 230V Scena	4 / 1600
Gniazda 230V sala bankietowa - "str. lewa", zaplecze sceny	4 / 800
Gniazda 230V sala bankietowa - "str. prawa"	3+3+2 / 1600
Gniazda 230V kuchnia - 208, lodówka	1+1 / 1000
Gniazda 230V kuchnia - 208, zmywarka	1 / 1500
Kuchnia 208 Bojler pojemnościowy 6kW; 400V~	1 / 6000
Gniazdo 230V kuchnia 208	4 / 1600
Zasilanie istn. tablicy efektów świetlnych sali bankietowej	1 / 5000
Oprawy awaryjne - kierunkowe	3 / 30

Widok 1:10

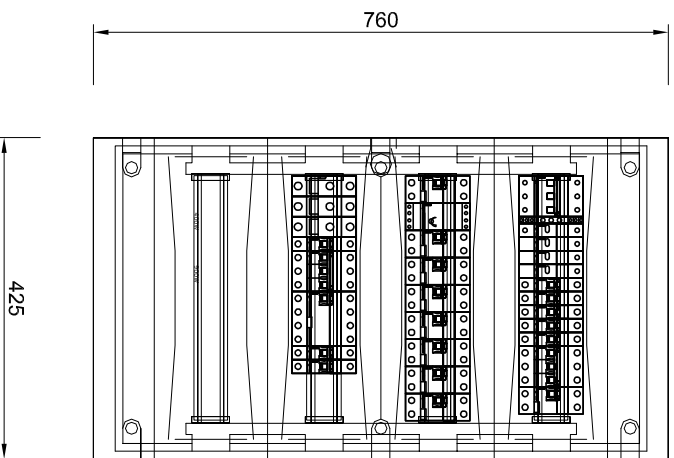

Rozdzielnica podtynkowa typu Ekinoxe TX, 4x18



ENERGO SYSTEM
 RYBNIK
 44-200 Rybnik, ul. Jankowicka 23/25
 tel. 32/ 755-94-72, fax. 32/ 423-86-60
 www.energosystemrybnik.pl, biuro@energosystemrybnik.pl

TYTUŁ RYSUNKU: Tablica elektryczna 400/230V - TE-13 - Sala Bankietowa.
Schemat ideowy. Widok.

TYTUŁ OPRACOWANIA: PB-W INSTALACJE ELEKTRYCZNE I TELETECHNICZNE.

NAZWA I ADRES OBIEKTU: Miejski Ośrodek Kultury w Gólkowicach, ul. 1-go Maja 101

INWESTOR: Urząd Gminy Godów, 44-340 Godów, ul. 1 Maja 53

FUNKCJA: IMIĘ I NAZWISKO

WYKONAL: mgr inż. Błażej Miguła

NR UPR.: NR UPR.

PODPIS: SKALA: 1:10

NR RYS.: E-23

DATA: 12.2009 r.