


Tablica elektryczna - II PIĘTRO - REŻYSERKA KINO


400/230V - TE-21

P₁ = 18,8 kW
K₁ = 0,5
P₂ = 9,4 kW

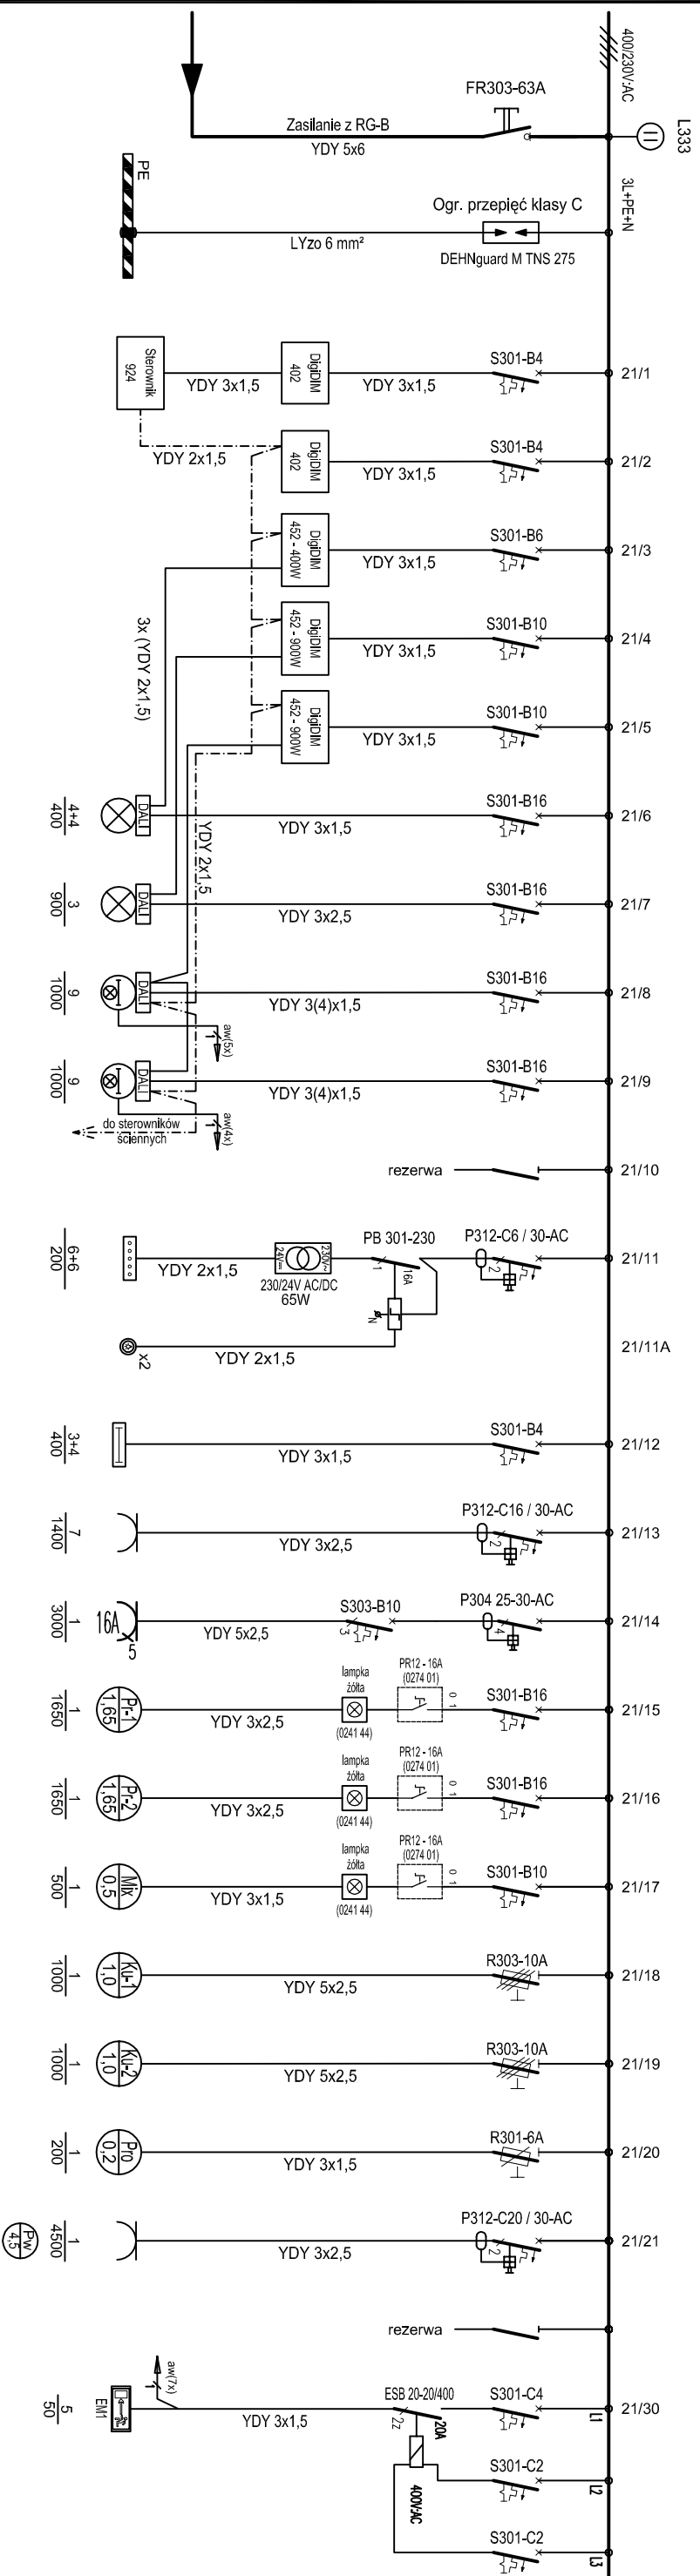


Zasilacza do systemu ster. oświetleniem DALI	Zasilacza do systemu ster. oświetleniem DALI	Zasilacza do systemu ster. oświetleniem DALI	Zasilacza do systemu ster. oświetleniem DALI
Oświetlenie scena	Oświetlenie boki	Oświetlenie góra	Oświetlenie góra
Oświetlenie schody	Oświetlenie kabina	Gniazda 230V kabina	Gniazdo 400V kabina
Projektor nr 1	Projektor nr 2	Mikser audio	Kurtyna nr 1
Kurtyna nr 2	Prostownik	Pom gospod. 210 Przepływowy podgrzewacz wody 4,5 kW; 230V~	Oprawy awaryjne - kierunkowe

Widok 1:10

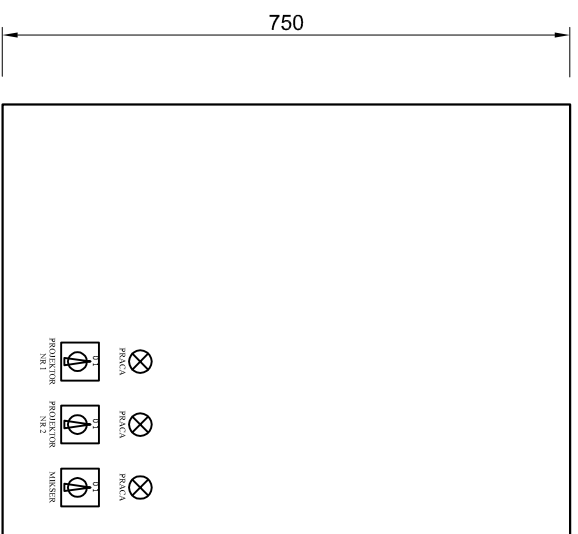

Widok 1:10

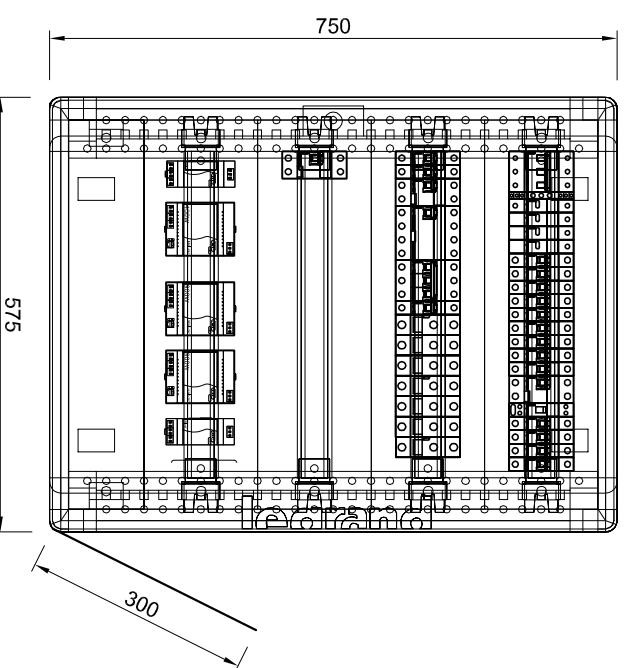

Rozdzielnica - szafka
natynkowa
typu ATLANTIC, drzwi
pełne, IP66



ENERGO SYSTEM
RYBNIK
44-200 Rybnik, ul. Janowska 23/25
tel. 32/ 755-94-72, fax. 32/ 423-86-60
www.energosystemrybnik.pl, biuro@energosystemrybnik.pl

Tytuł rysunku: Tablica elektryczna 400/230V - TE-21 - reżyserka - KINO.
Schemat ideowy. Widok.

Tytuł opracowania: PB-W INSTALACJE ELEKTRYCZNE I TELETECHNICZNE.

Nazwa i adres obiektu: Miejski Ośrodek Kultury w Gólkowicach, ul. 1-go Maja 101

Investor: Urząd Gminy Godów, 44-340 Godów, ul. 1 Maja 53

FUNKCJA	IMIE I NAZWISKO
WYKONAL	mgr inż. Błażej Miguła
	NR UPR.
	PODPIS
	DATA: 12.2009 r.
	SKALA: 1:10
	NR RYS.: E-24